


PLANTA BAJA

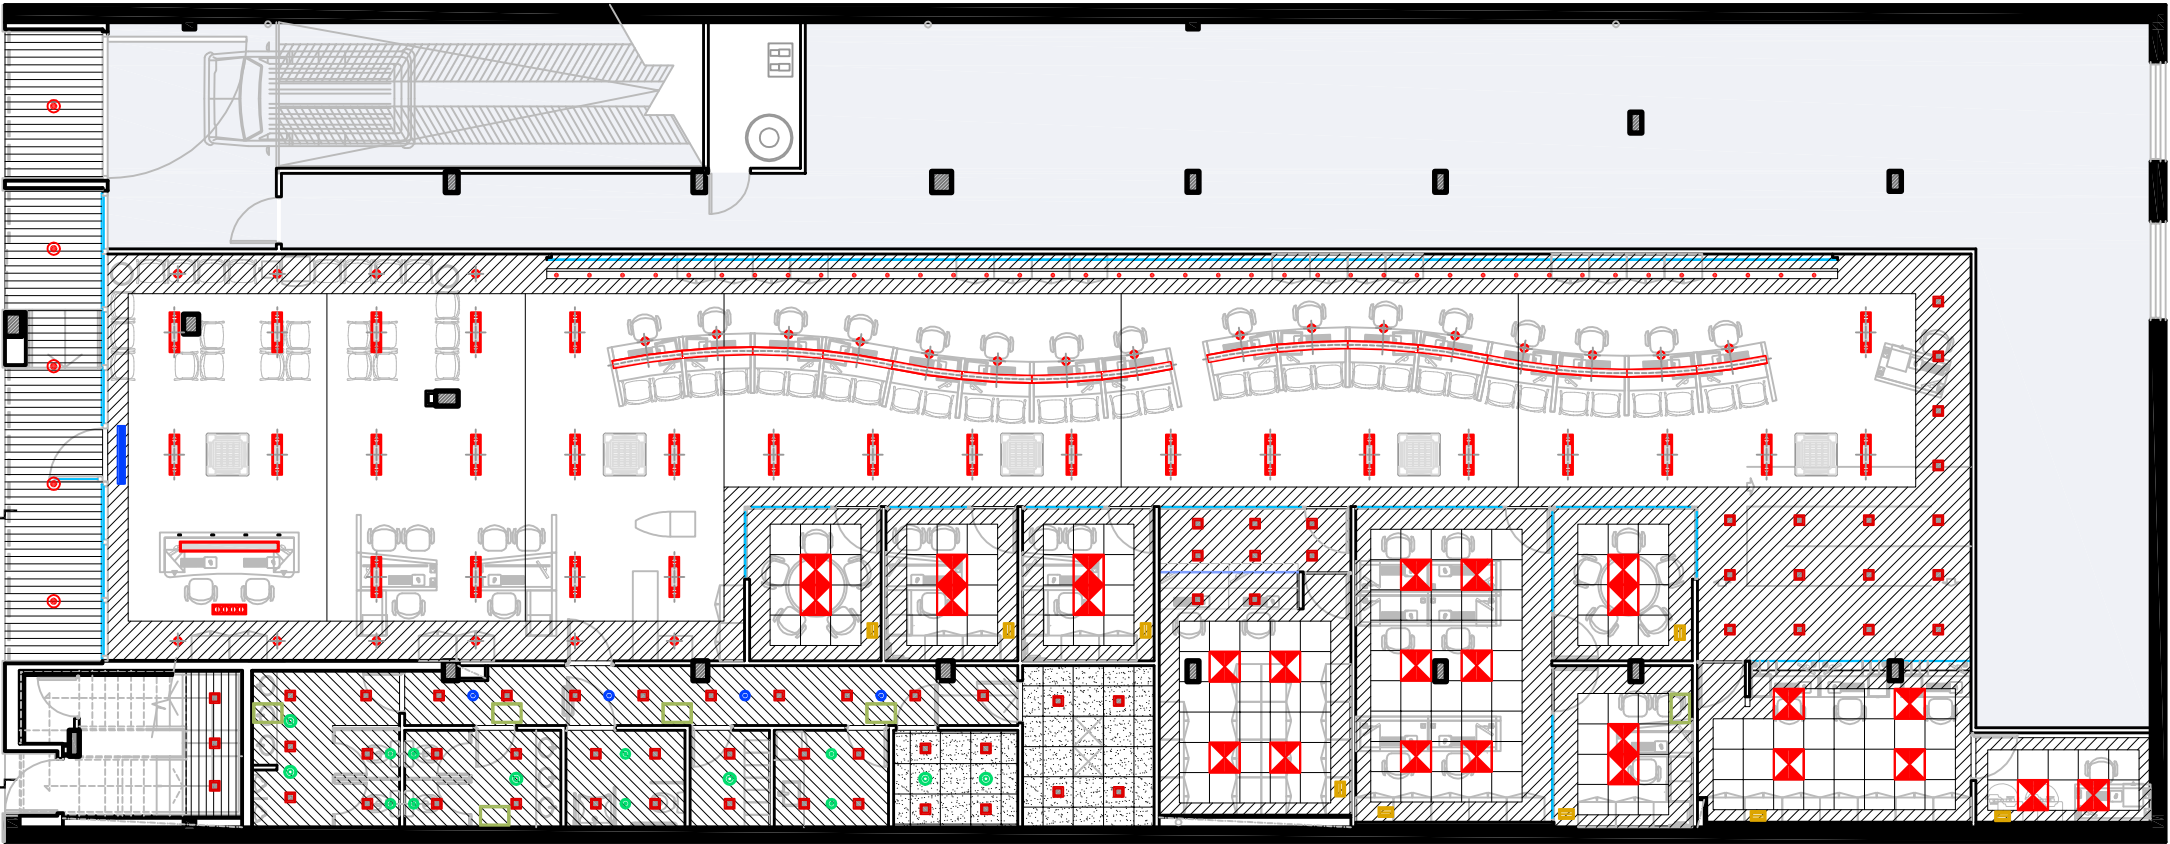

NEXTEL
Mucho más que un celular

UBICACIÓN: GARIBAY 200 - QUILMES

REFERENCIAS ILUMINACIÓN

- ARTEFACTO MODULAR EMBUTIDO 3X36W TIPO OFFICE G336 DP/90 DE LUMENAC
- ARTEFACTO EMBUTIDO TIPO CUADRO QT12 MOD 4410 CON LAMPARA BI-PIN DE 90 W DE MOVILUX
- ARTEFACTO EMBUTIDO PARA LAMPARA Dicroica Orientable 1X36W 12V
- ARTEFACTO EMBUTIDO PARA LAMPARA HALO SPOT MOD. 6255 DE MOVILUX 1X150W 12V
- ARTEFACTO EMBUTIDO COMBINADO TIPO ET700 DE LUCICOLA 2X36W + 2X50W 12V
- ARTEFACTO EMBUTIDO TIPO ET0227AL DE LUCICOLA 4X50W 12V
- ARTEFACTO ESPECIAL COLGANTE SOBRE RECEPCION
- ARTEFACTO ESPECIAL SOBRE ATENCION AL PUBLICO
- ARTEFACTO EMBUTIDO PARA LAMPARA DE MERCURIO HALOGENADO 250W TIPO 202 250 EL DE LUMENAC

REFERENCIAS CIELORRASOS

- CIELORRASO TENSADO TIPO BARRISOL - h= 3,00 m.
- PLACA CIELORRASO DESMONTABLE - h= 3,00 m.
- PLACA CIELORRASO DESMONTABLE - h= 2,40 m.
- CIELORRASO CONTINUO DE DURLOCK- h=3,00 m.
- CIELORRASO CONTINUO DE DURLOCK- h= 2,40 m.
- CIELORRASO CONTINUO DE DURLOCK - h= 3,80 m.
- CIELORRASO CONTINUO DE ALUCOBOND - h= 3,00 m.

REFERENCIAS AIRE ACONDICIONADO

- DIFUSOR DE INYECCION DE AIRE ACONDICIONADO
- EXTRACCION DE AIRE
- INYECCION DE AIRE EXTERIOR
- INYECCION DE AIRE EXTERIOR

PLANO: CIELORRASOS E ILUMINACION

ESCALA: 1:100

FECHA: 08-05-08

PROYECTISTA A.M.

ARCHIVO: NEX_QUI_CE_P00-01_V02

XREF:

NOTAS: APTO LICITACION

TODAS LAS MEDIDAS SE VERIFICARAN EN OBRA