



UBICACION: MARCELO T DE ALVEAR 612 1º

PLANO: ILUMINACION
ESCALA: 1:100
FECHA: 23-11-2009
PROYECTISTA: MWH
ARCHIVO: MWH_MT_IL_V02.dwg

XREF:
NOTAS: APTO COTIZACION
TODAS LAS MEDIDAS SE VERIFICARAN EN OBRA

El proyecto y el diseño indicados en este plano son propiedad intelectual de Contract Rent S.A. Esta prohibido su utilizacion total o parcial sin la expresa autorizacion escrita de la empresa.




CONTRACT ARGENTINA
Tucuman 117 7º Piso (C1049AAC)
Buenos Aires . Argentina
Tel. / Fax : 54 (11) 4516-0722
info@contract.com.ar
www.contract.com.ar


- ARTEFACTO DE COLGAR 2x36 W
- ARTEFACTO DE COLGAR 250 W TIPO INDUSTRIAL
- DULUX 2x26 W EMBUTIDO
- DULUX 2x26 W DE APLICAR
- ARTEFACTO DE PARED 50 W



PRIMER PISO

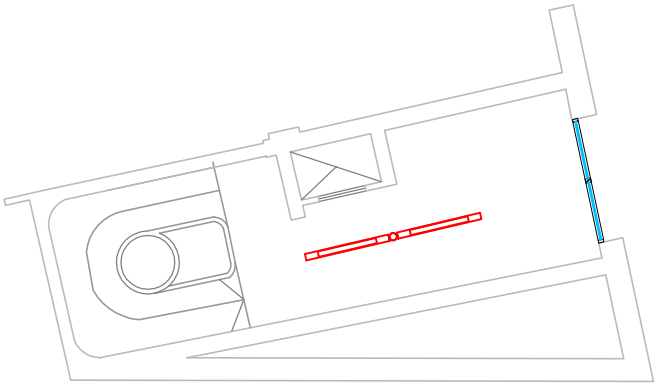

PLANTA BAJA
Alt. 1

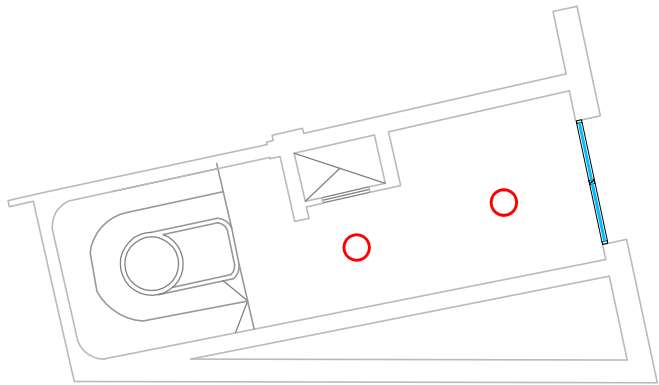

PLANTA BAJA
Alt. 2