


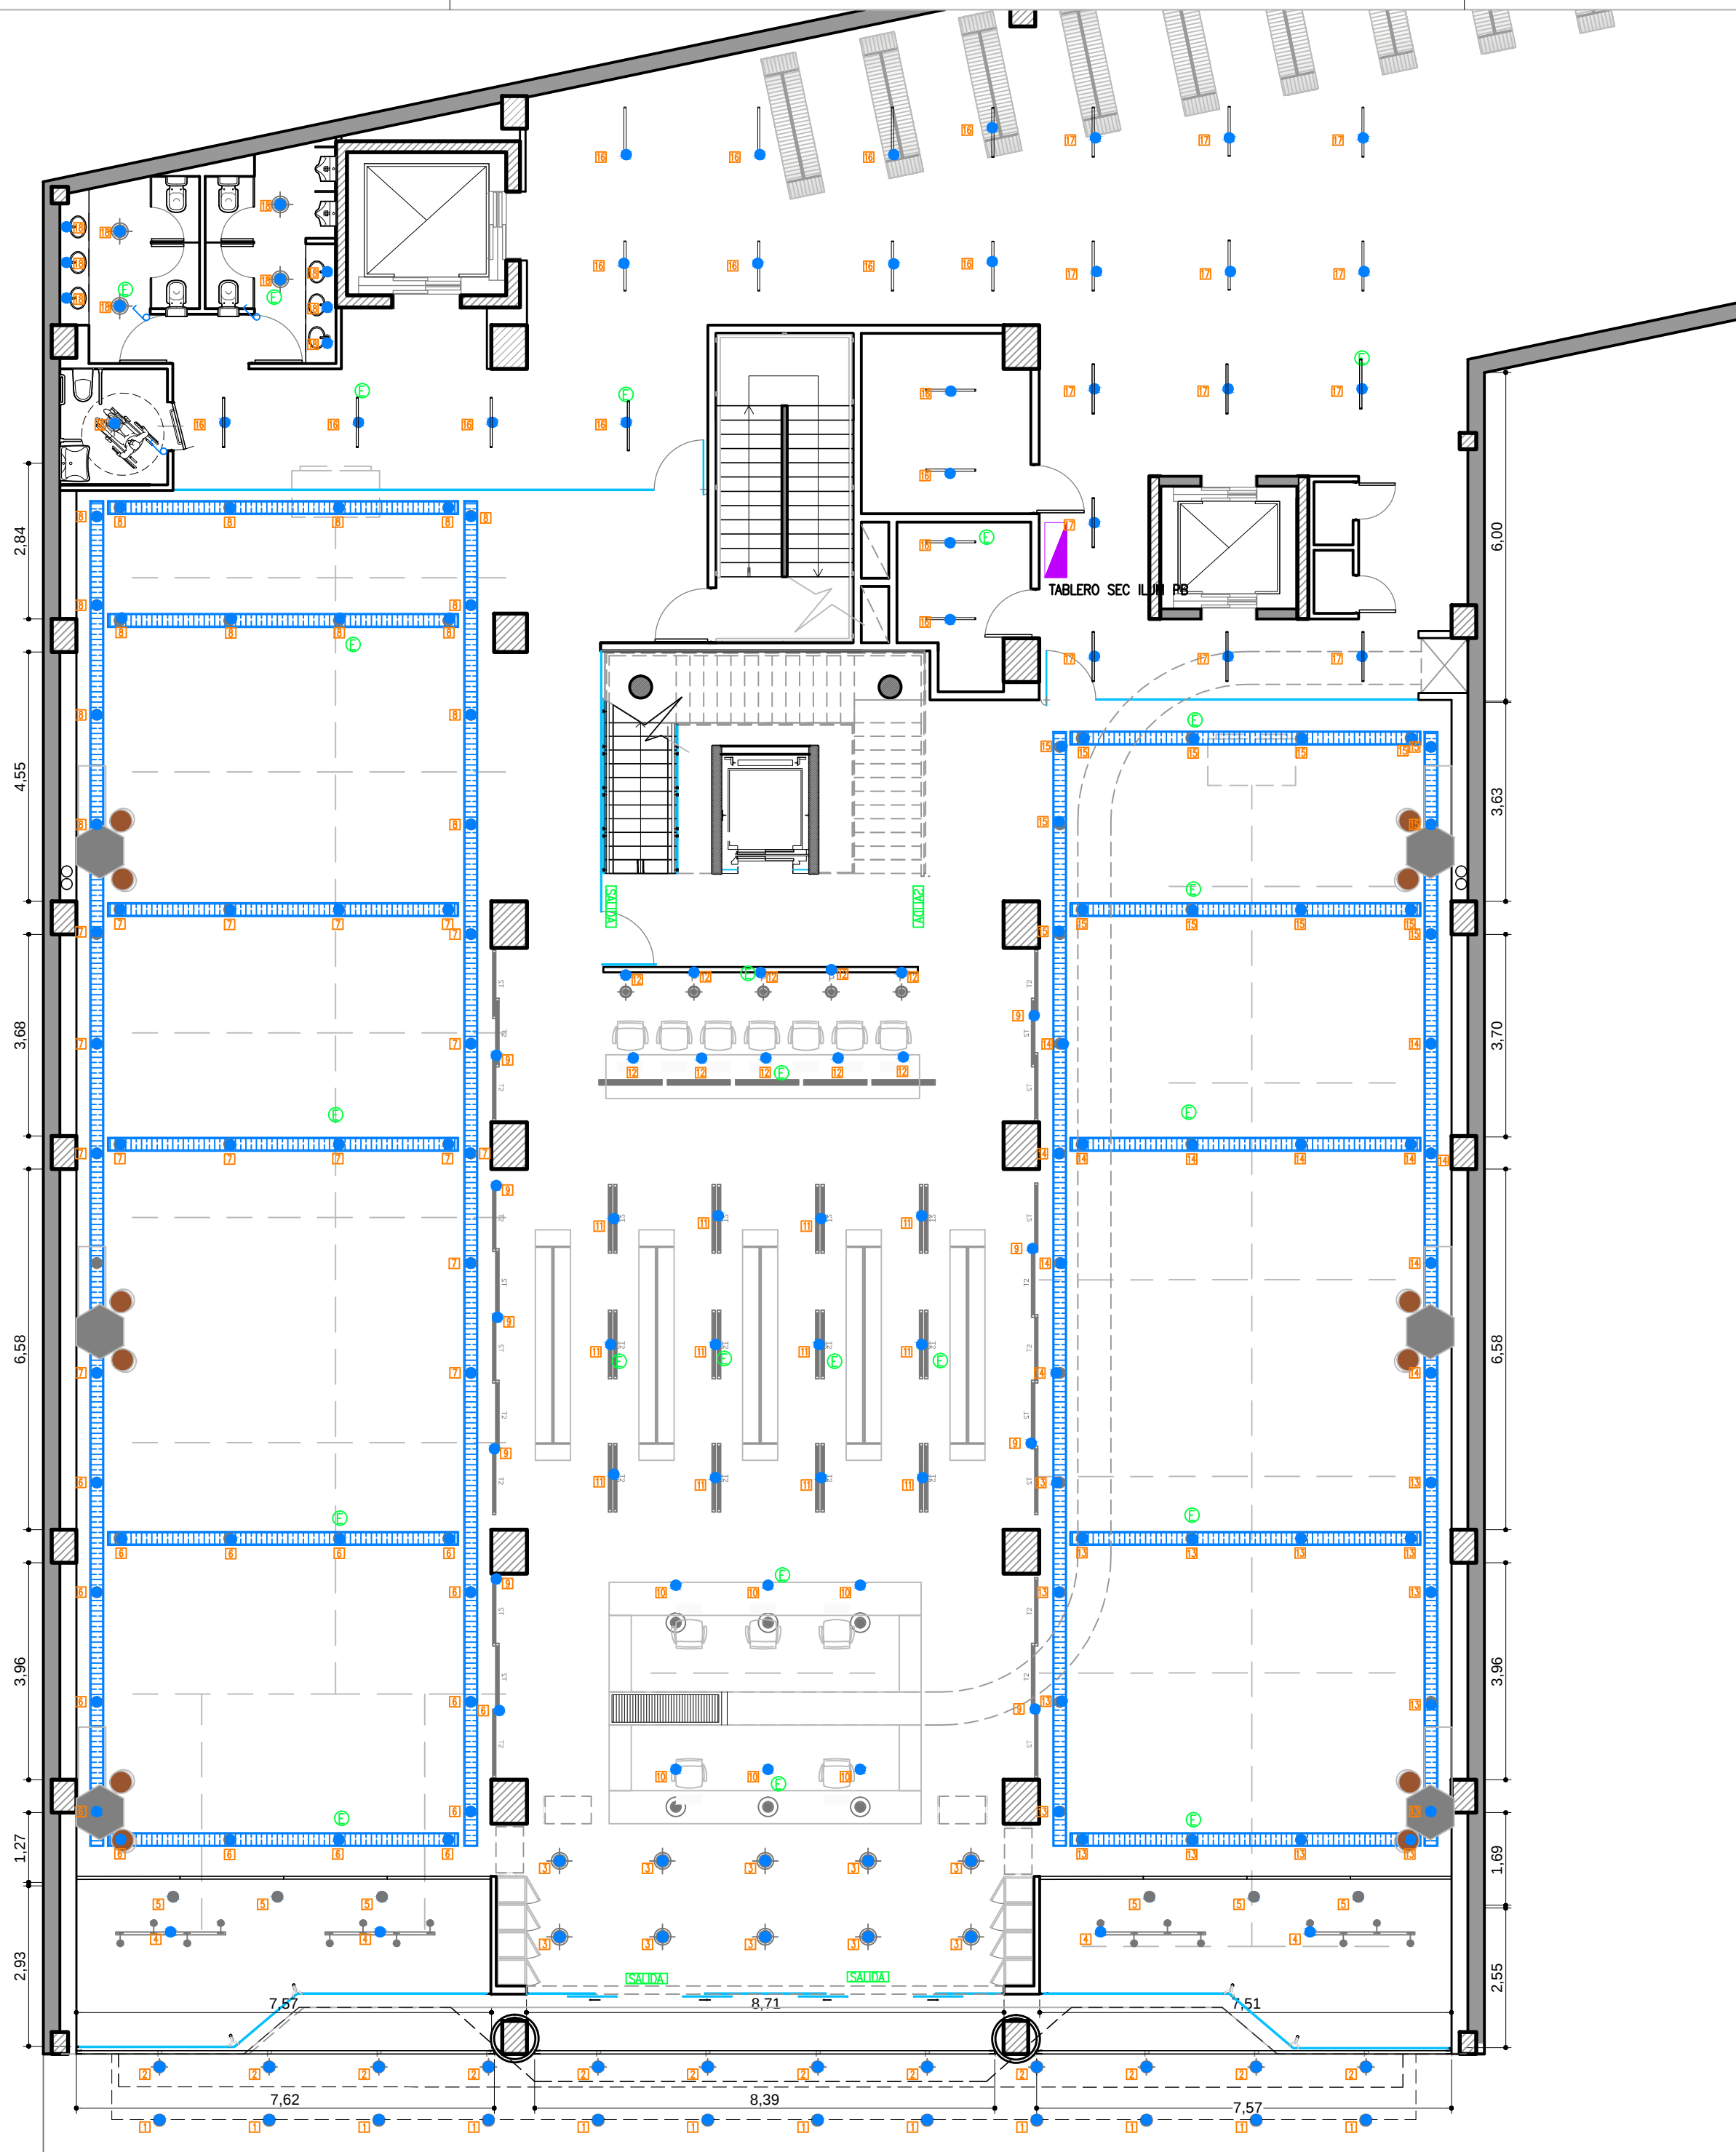

06-1-2 CIRC. DE ILUMINACION PB

PLANTA BAJA



UBICACION: AV. RIVADAVIA 12678 - PLANTA BAJA

REFERENCIAS:

- TABLERO
- BOCA
- CANALIZACION
- LLAVE DE EFECTOS EN CAJA DE 10x5cm
- EMERGENCIA
- CARTEL DE SALIDA

PLANO: CIRCUITO DE ILUMINACION

ESCALA: 1:100

FECHA: 1.11.11

PROYECTISTA MJT

ARCHIVO: BA_RIV_EQ_PB_V05

XREF: BA_RIV_BA_02_V02

NOTAS: APTO COTIZACION
TODAS LAS MEDIDAS SE VERIFICARAN EN OBRA

El proyecto y el diseño indicados en este plano son propiedad intelectual de Contract Rent S.A. Esta prohibido su utilizacion total o parcial sin la expresa autorizacion escrita de la empresa.

contract

CONTRACT ARGENTINA
Tucuman 117 7º Piso (C1049AAC)
Buenos Aires, Argentina
Tel. / Fax : 54 (11) 4516-0722
info@contract.com.ar
www.contract.com.ar