


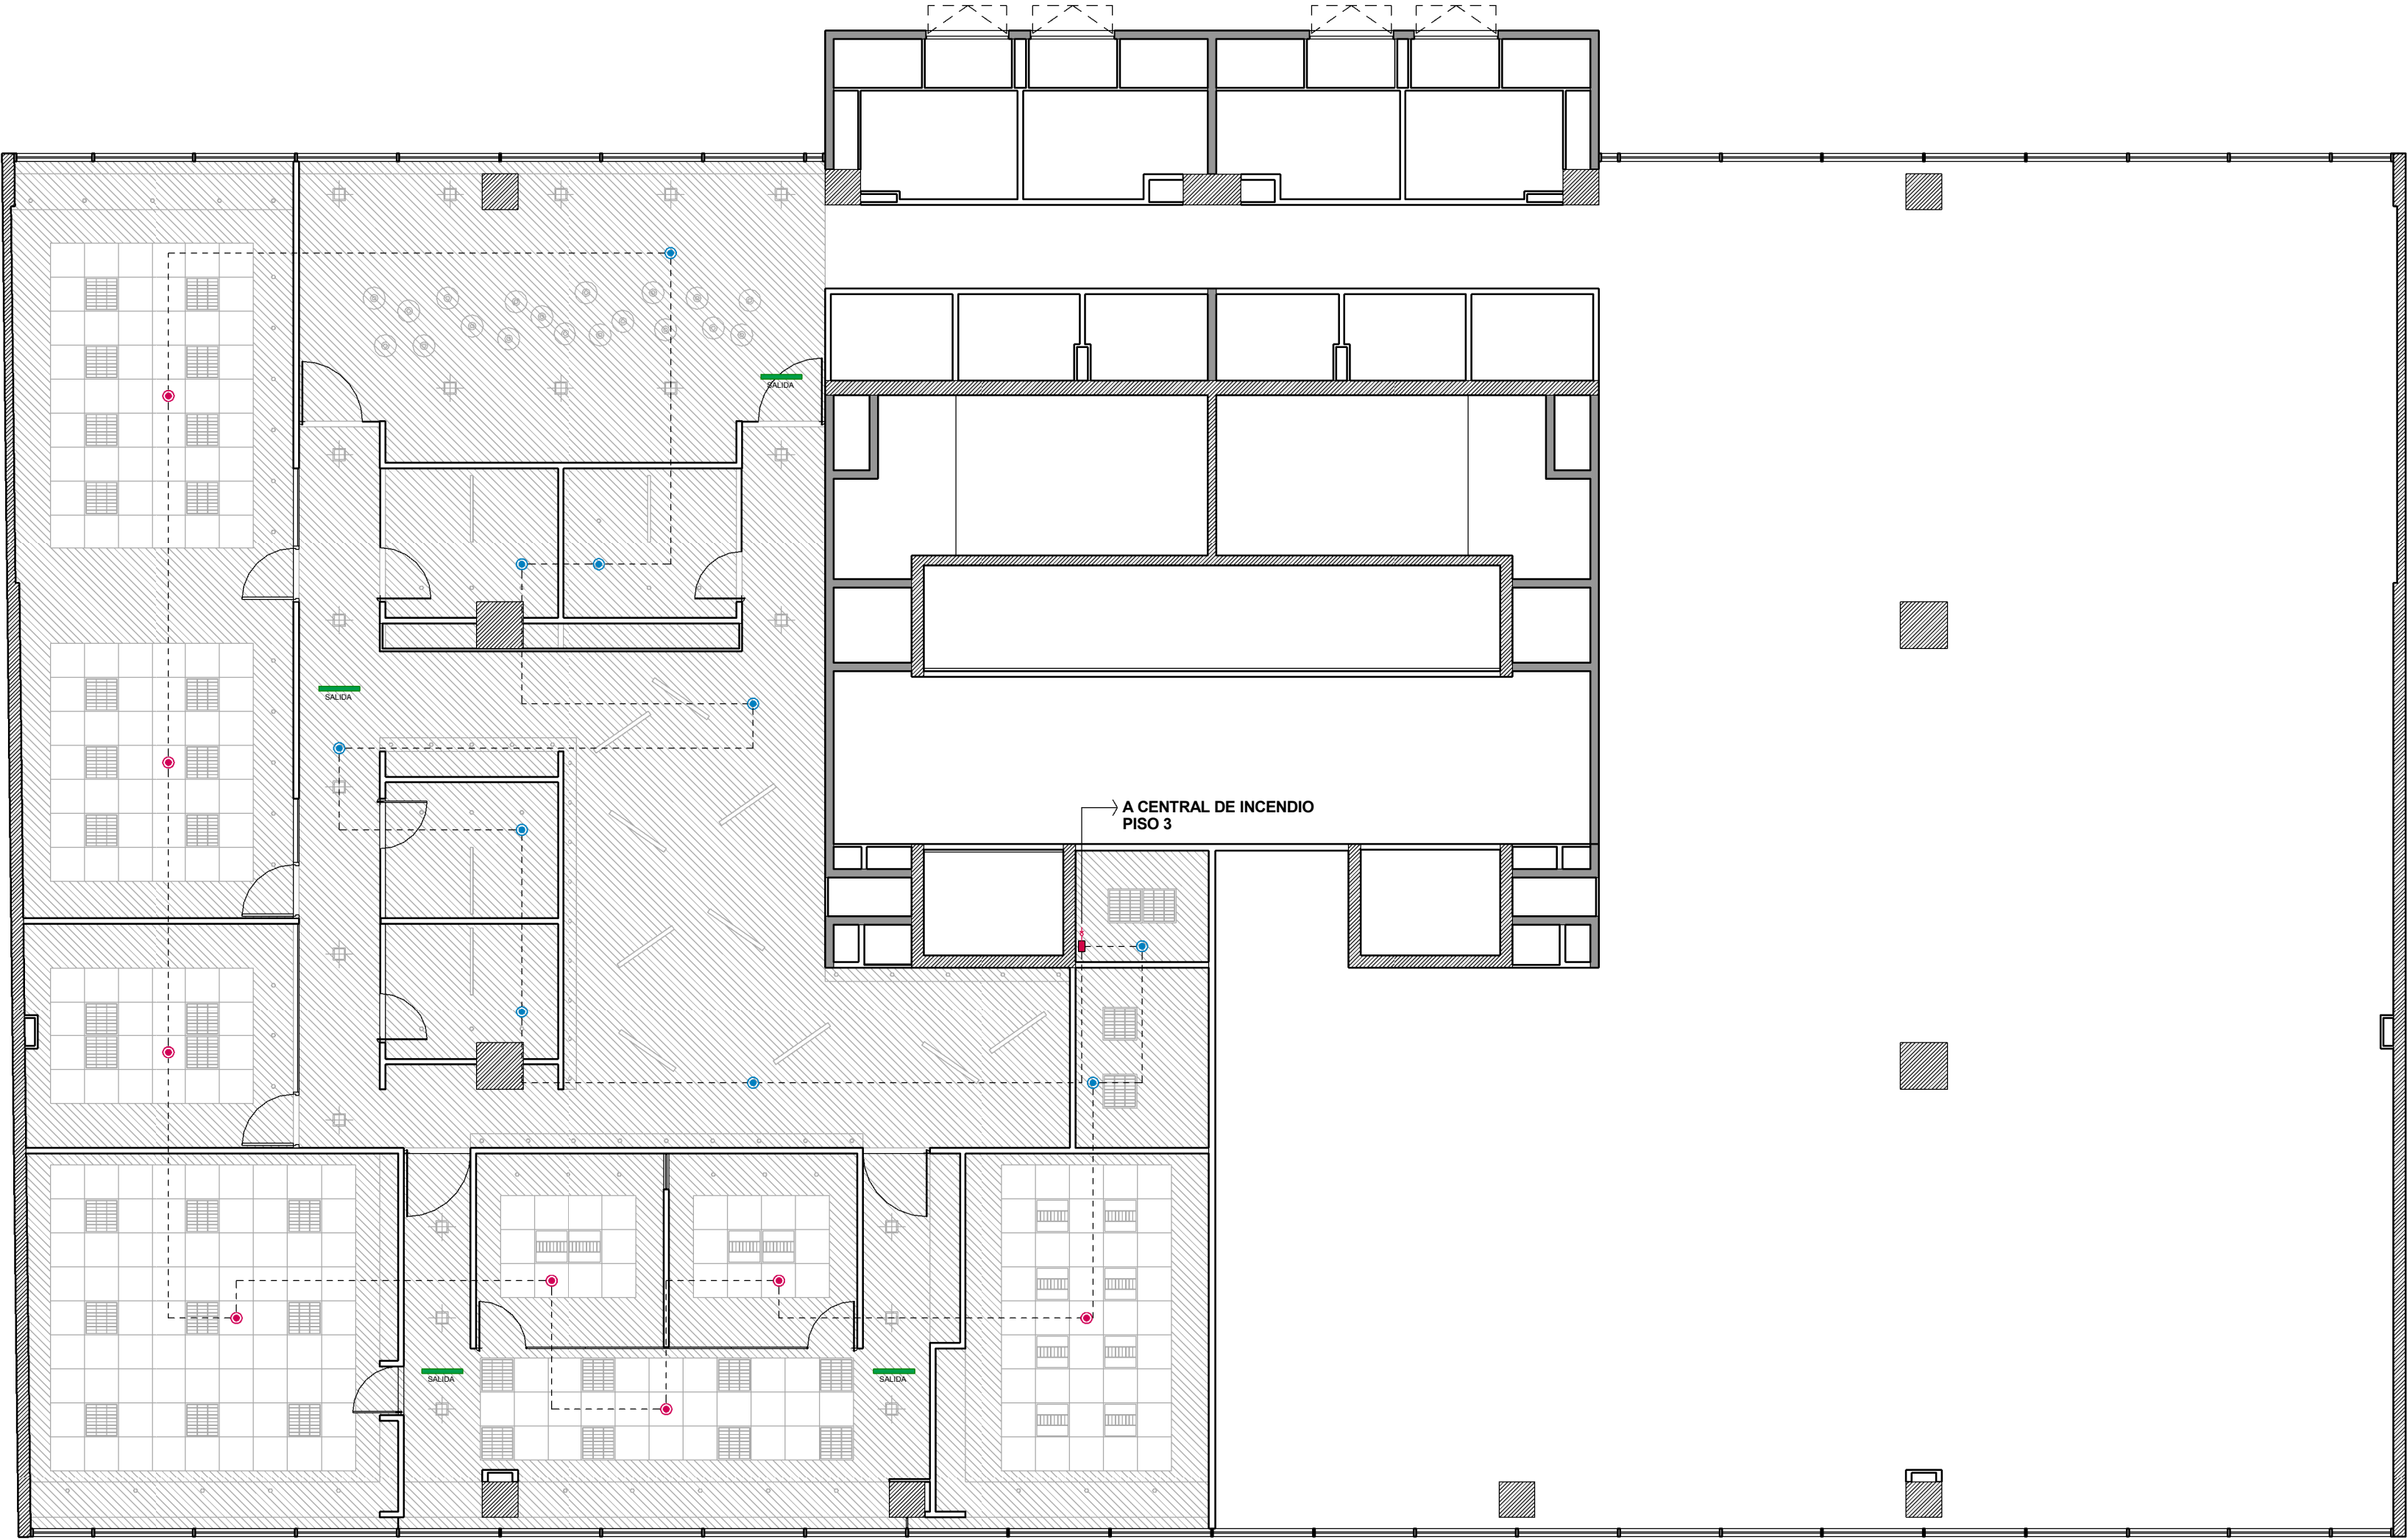

REFERENCIAS DETECCION INCENDIO

- Central de Incendio
- Caño 3/4" MOP
- Detector de incendio NCT 2.60m
- Detector de incendio NCT 2.45m
- Cartel Salida



AV. LIBERTADOR 6350
PISO 3

DI
5.2

PLANO Detección de Incendio P04
ESCALA 1 : 100
FECHA 27/04/2012
PROYECTISTA C4
NOTAS -

Todas las medidas se verificarán en obra.

El proyecto y el diseño indicados en este plano son propiedad intelectual de Contract Rent S.A. Está prohibida su utilización total o parcial sin la expresa autorización escrita de la empresa.



Tucumán 117, Piso 7 (C1049AAC)
Buenos Aires, Argentina
Tel/Fax 54.11. 4516.0722
info@contract.com.ar
www.contract.com.ar

NOTAS:
1) TODAS LAS MEDIDAS, COTAS Y NIVELES DEBERAN SER VERIFICADAS EN OBRA POR EL CONTRATISTA.
2) LOS PLANOS SON INDICATIVOS Y RESUMEN EL ALCANCE DE LA PROVISION CONJUNTAMENTE CON EL RESTO DE LA DOCUMENTACION TECNICA. EL CONTRATISTA DEBERA EJECUTAR INGENIERIA Y DOCUMENTACION DE OBRA ESPECIFICA CONFORMADA POR PLANOS DE PLANTA CON CANALIZACIONES Y TENDIDOS, PLANOS DE MONTAJE Y DETALLES, ESQUEMAS UNIFILARES, FUNCIONALES DE LA TOTALIDAD DE LOS TABLEROS ELECTRICOS Y TODOS DEBERAN SER APROBADOS POR LA D.O.
3) CUANDO SE INDICAN MARCAS Y/O MODELOS DE REFERENCIA, SE HACE AL SOLO EFECTO DE DETERMINAR TANTO CARACTERISTICAS TECNICAS, COMO UN GRADO DE CALIDAD MINIMA REQUERIDA. LOS TIPOS Y MARCAS DE MATERIALES SOLICITADOS NO SON REEMPLAZABLES SIN ANTES CONSULTAR CON LA D.O.
4) LA CAÑERIA SOBRE CIELORRASO Y EN TABIQUES PODRÁ SER DEL TIPO SEMIPESADA (ACERO SEMIPESADO). LA CONEXIÓN CON CAJAS DE PASE O TERMINAL SERÁ MEDIANTE CONECTOR DE CHAPA DE HIERRO FORMADO POR DOS PIEZAS QUE ROSCAN ENTRE SI. SE DEBERÁN INCLUIR TODAS LAS FIJACIONES NECESARIAS PARA QUE LAS CAÑERIAS Y CAJAS QUEDEN FIRMEMENTE SUJETAS.