


REFERENCIAS EXTINCION INCENDIO

- Cañería existente
- Cañería nueva
- Cañería a retirar
- Rociador existente
- Rociador reubicado
- Rociador a retirar

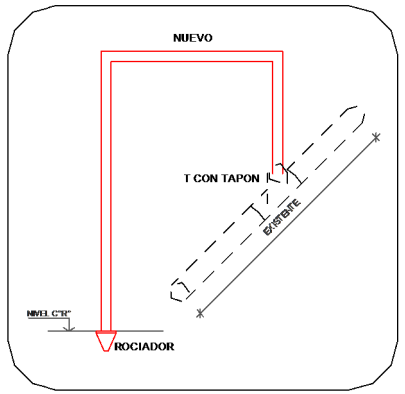

AV. LIBERTADOR 6350
PISO 3


EI
5.3

PLANO Extinción de Incendio P03
ESCALA 1 : 100
FECHA 27/04/2012
PROYECTISTA C4
NOTAS -

Todas las medidas se verificarán en obra.

El proyecto y el diseño indicados en este plano son propiedad intelectual de Contract Rent S.A. Está prohibida su utilización total o parcial sin la expresa autorización escrita de la empresa.

contract Una empresa
Espacios de Trabajo socia del grupo
PLANET
Tucumán 117, Piso 7 (C1049AAC)
Buenos Aires, Argentina
Tel/Fax 54 11. 4516.0722
info@contract.com.ar
www.contract.com.ar

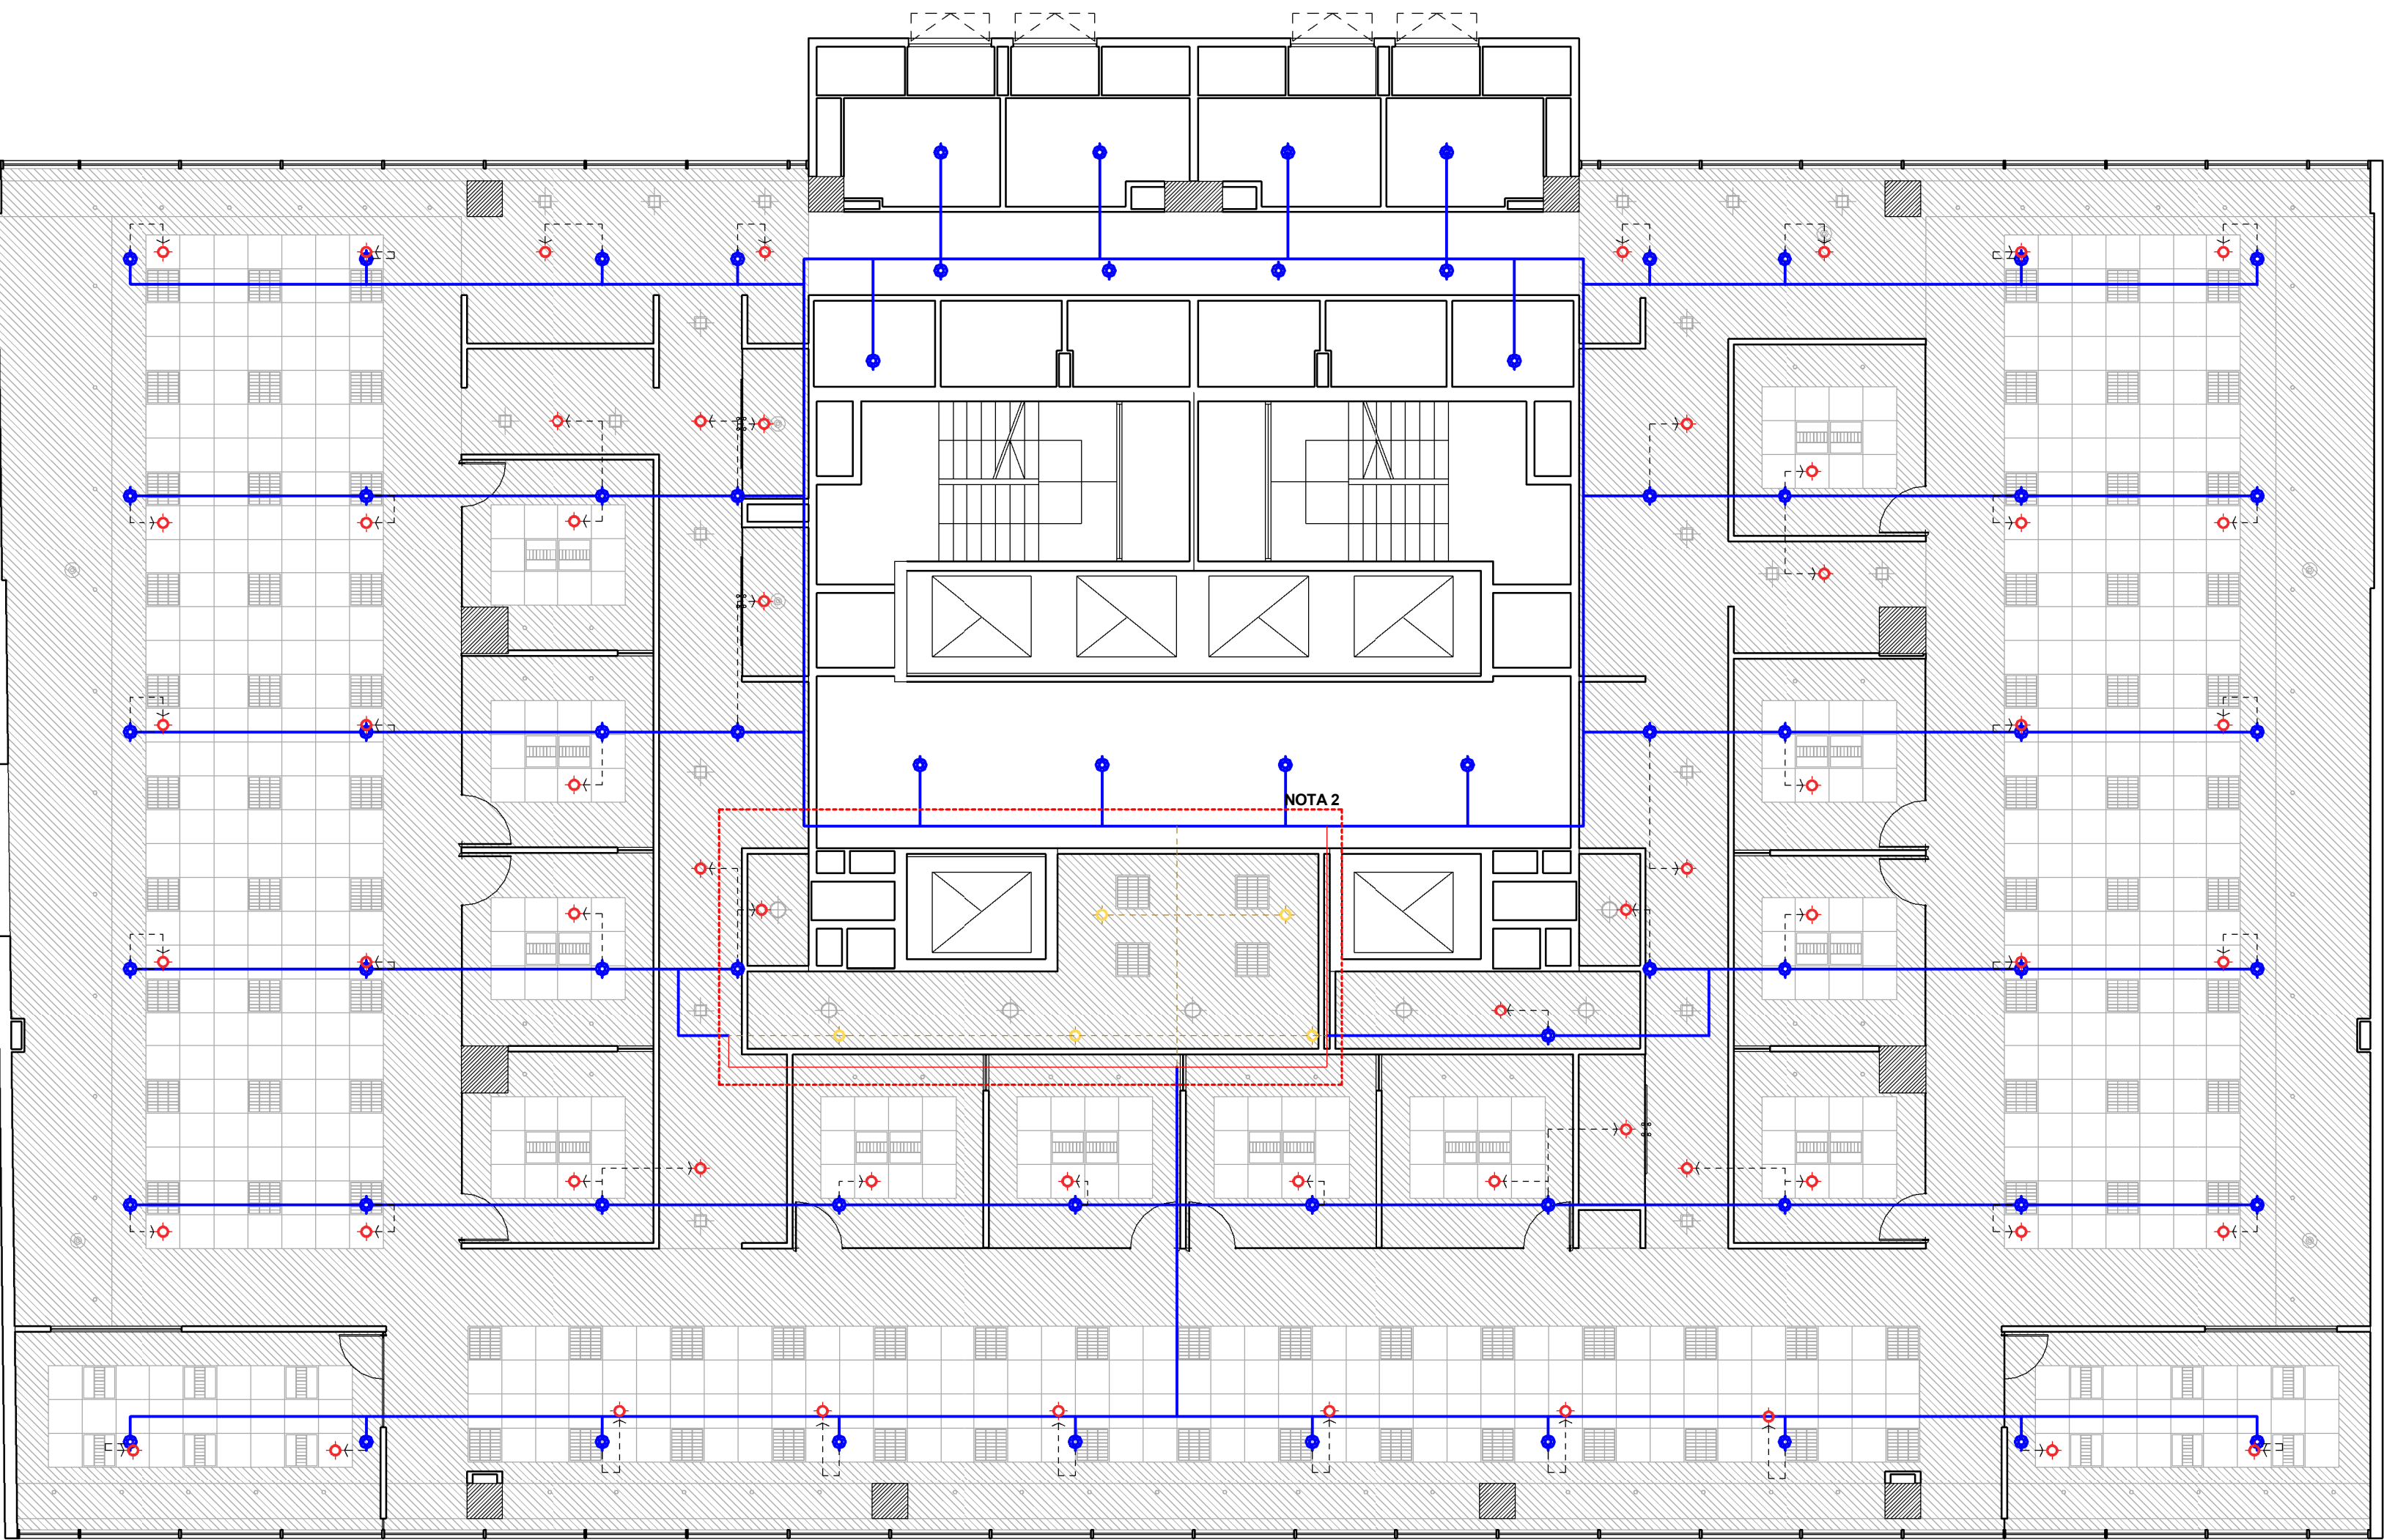

NOTAS:

1) TODAS LAS MEDIDAS, COTAS Y NIVELES DEBERAN SER VERIFICADAS EN OBRA POR EL CONTRATISTA.

2) LOS PLANOS SON INDICATIVOS Y RESUMEN EL ALCANCE DE LA PROVISION CONJUNTAMENTE CON EL RESTO DE LA DOCUMENTACION TECNICA. EL CONTRATISTA DEBERA EJECUTAR INGENIERIA Y DOCUMENTACION DE OBRA ESPECIFICA CONFORMADA POR PLANOS DE PLANTA CON CANALIZACIONES Y TENDIDOS, PLANOS DE MONTAJE Y DETALLES, ESQUEMAS UNIFILARES, FUNCIONALES DE LA TOTALIDAD DE LOS TABLEROS ELECTRICOS Y TODOS DEBERAN SER APROBADOS POR LA D.O.

3) CUANDO SE INDICAN MARCAS Y/O MODELOS DE REFERENCIA, SE HACE AL SOLO EFECTO DE DETERMINAR TANTO CARACTERISTICAS TECNICAS, COMO UN GRADO DE CALIDAD MINIMA REQUERIDA. LOS TIPOS Y MARCAS DE MATERIALES SOLICITADOS NO SON REEMPLAZABLES SIN ANTES CONSULTAR CON LA D.O.

NOTA 2:

PARA EVITAR EL PASO DE CAÑERÍAS DE AGUA DENTRO DEL RECINTO DEL DATA CENTER SE ACONSEJA EL RETIRO Y DESPLAZAMIENTO DE LAS CAÑERÍAS EXISTENTES (SEGUN CROQUIS ADJUNTO EN ROJO). EN CASO CONTRARIO, CONSIDERAR LA ELIMINACION Y TAPONAMIENTO DE LOS CENTROS EXISTENTES INDICADOS EN COLOR AMARILLO.