


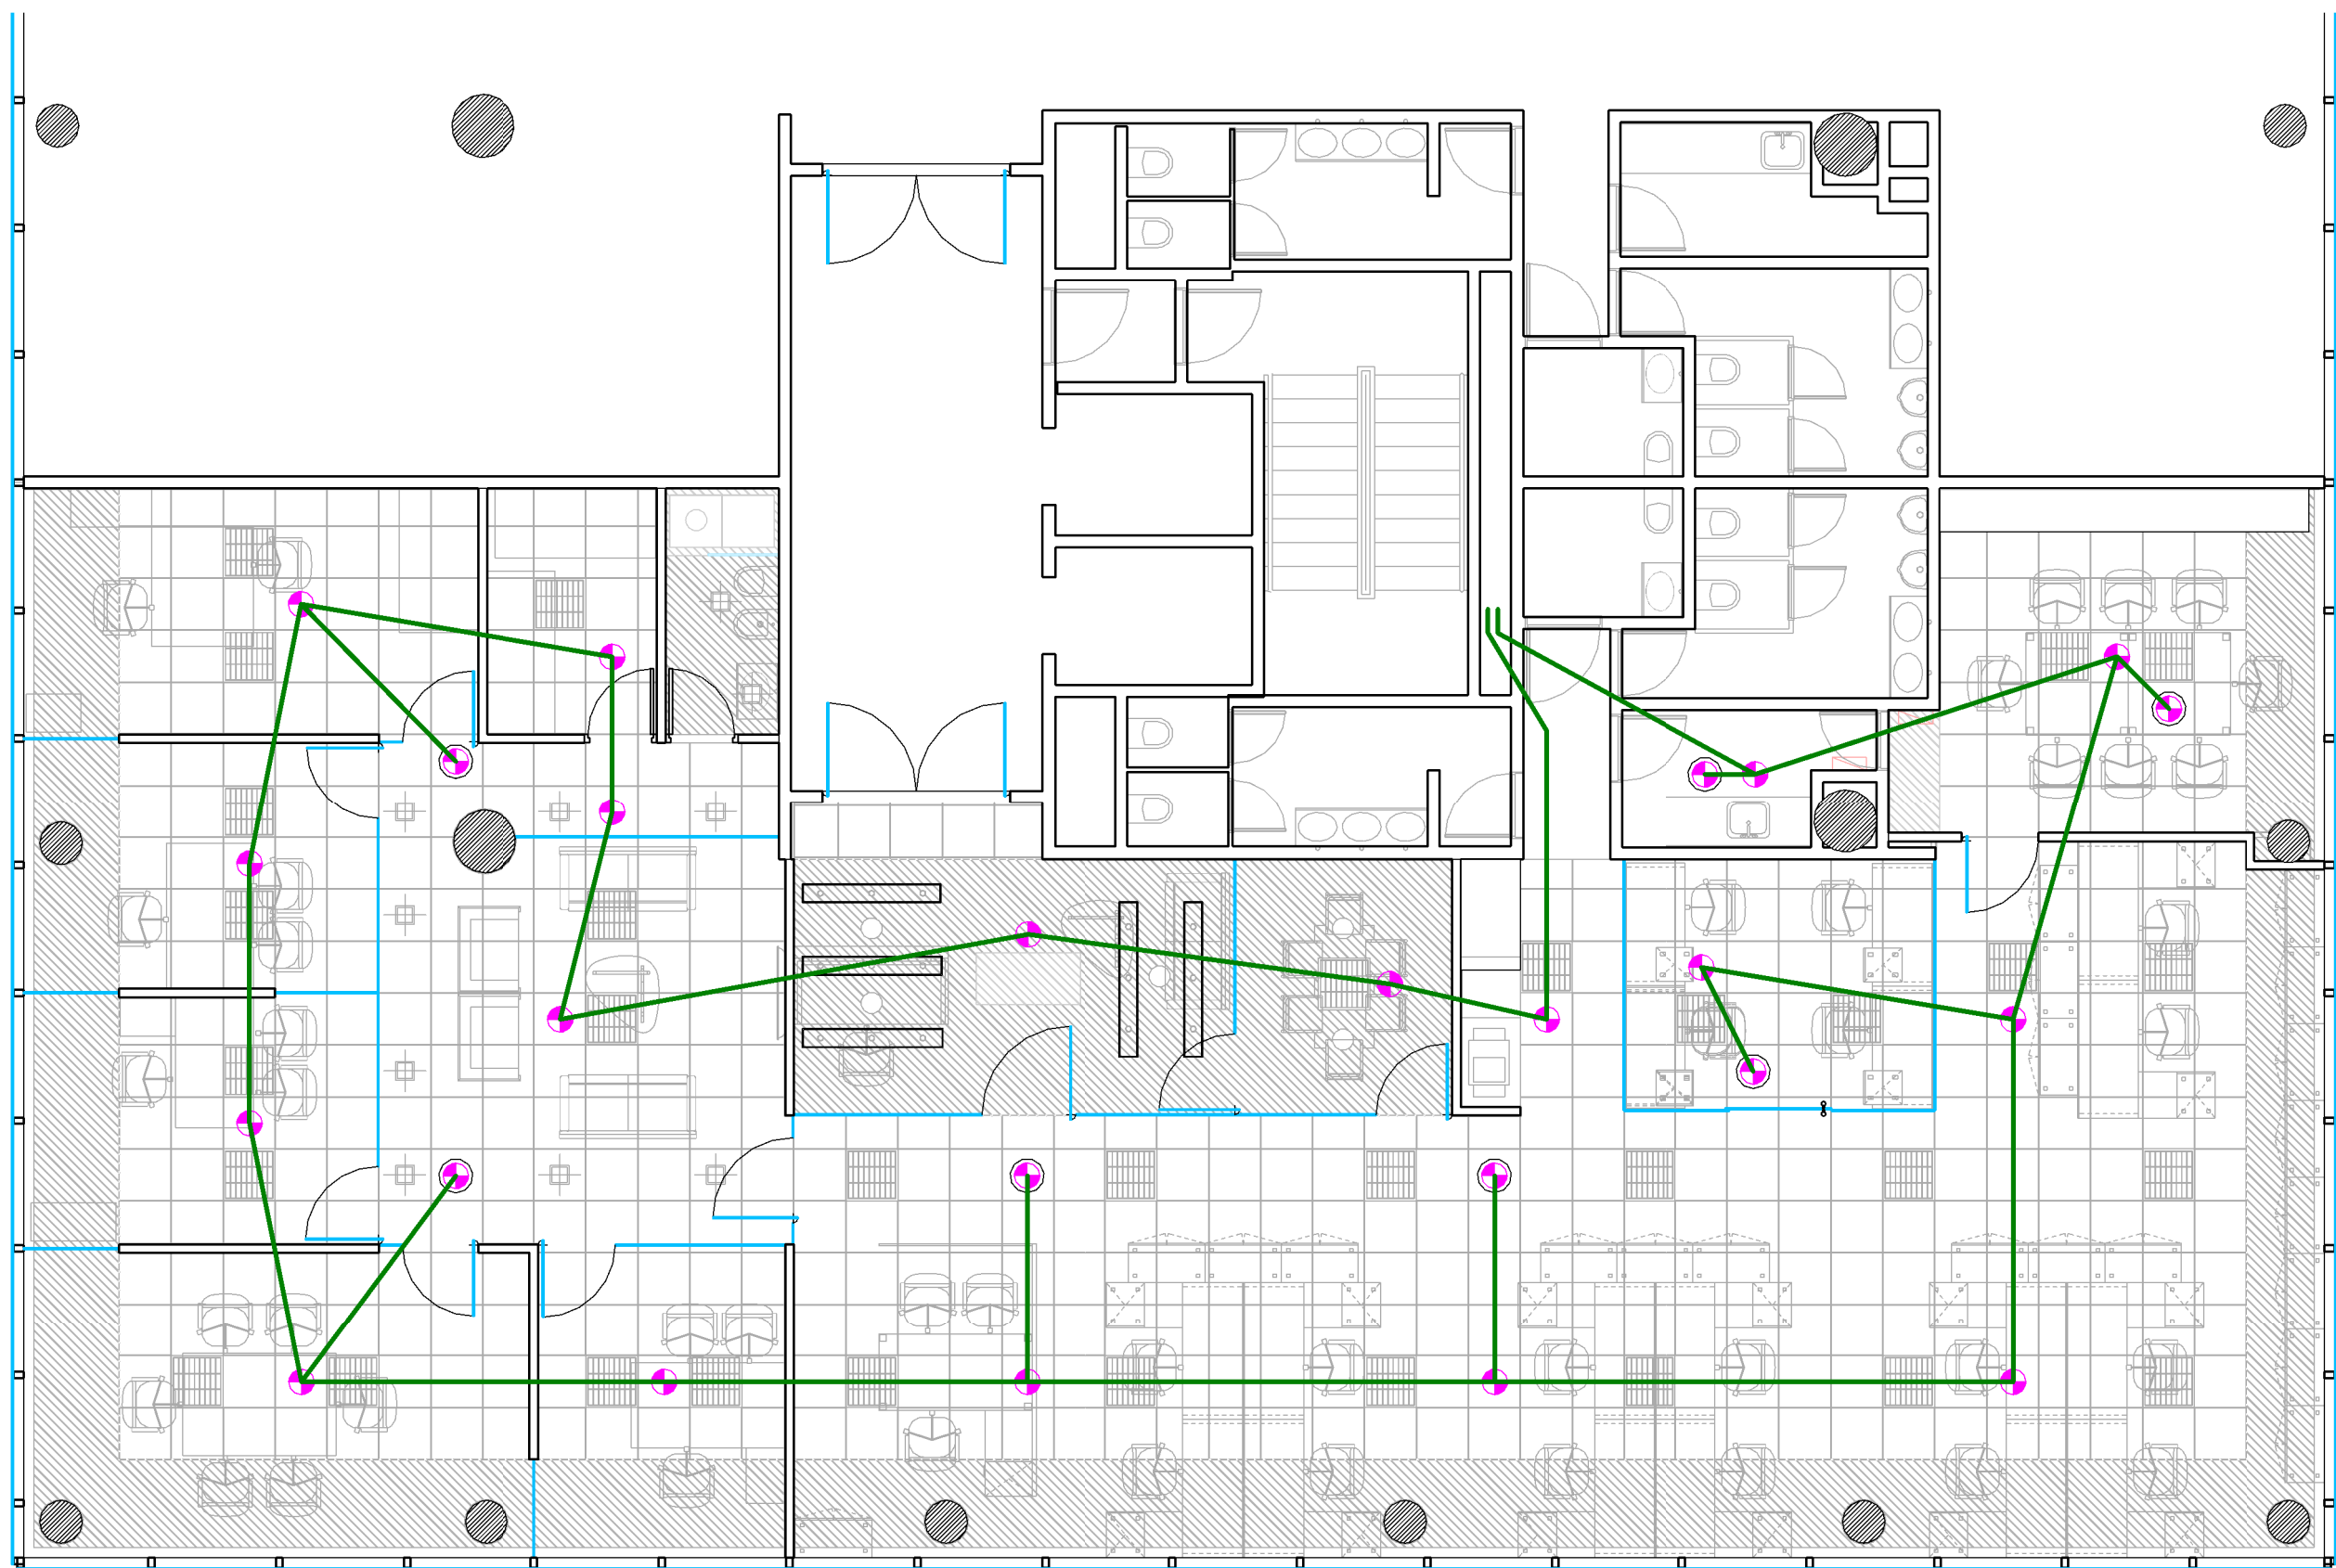

- REFERENCIAS
-  Detector de humo en cielorraso
 -  Detector de humo sobre cielorraso
 -  Cañería metálica RS19 sobre cielorraso

CONFORME A OBRA

MAGNASCO

ECHEVERRIA 1050 - PISO 3
Vicente López

**CO
11**

PLANO Detección de Incendio
ESCALA 1:75
FECHA Agosto 2012
PROYECTISTA A.M.
NOTAS

Plano Conforme a Obra

El proyecto y el diseño indicados en este plano son propiedad intelectual de Contract Rent S.A. Está prohibida su utilización total o parcial sin la expresa autorización escrita de la empresa.

contract Una empresa socia del grupo **PLANET**
Espacios de Trabajo

Tucumán 117, Piso 7 (C1049AAC)
Buenos Aires, Argentina
Tel/Fax 54.11. 4516.0722
info@contract.com.ar
www.contract.com.ar