


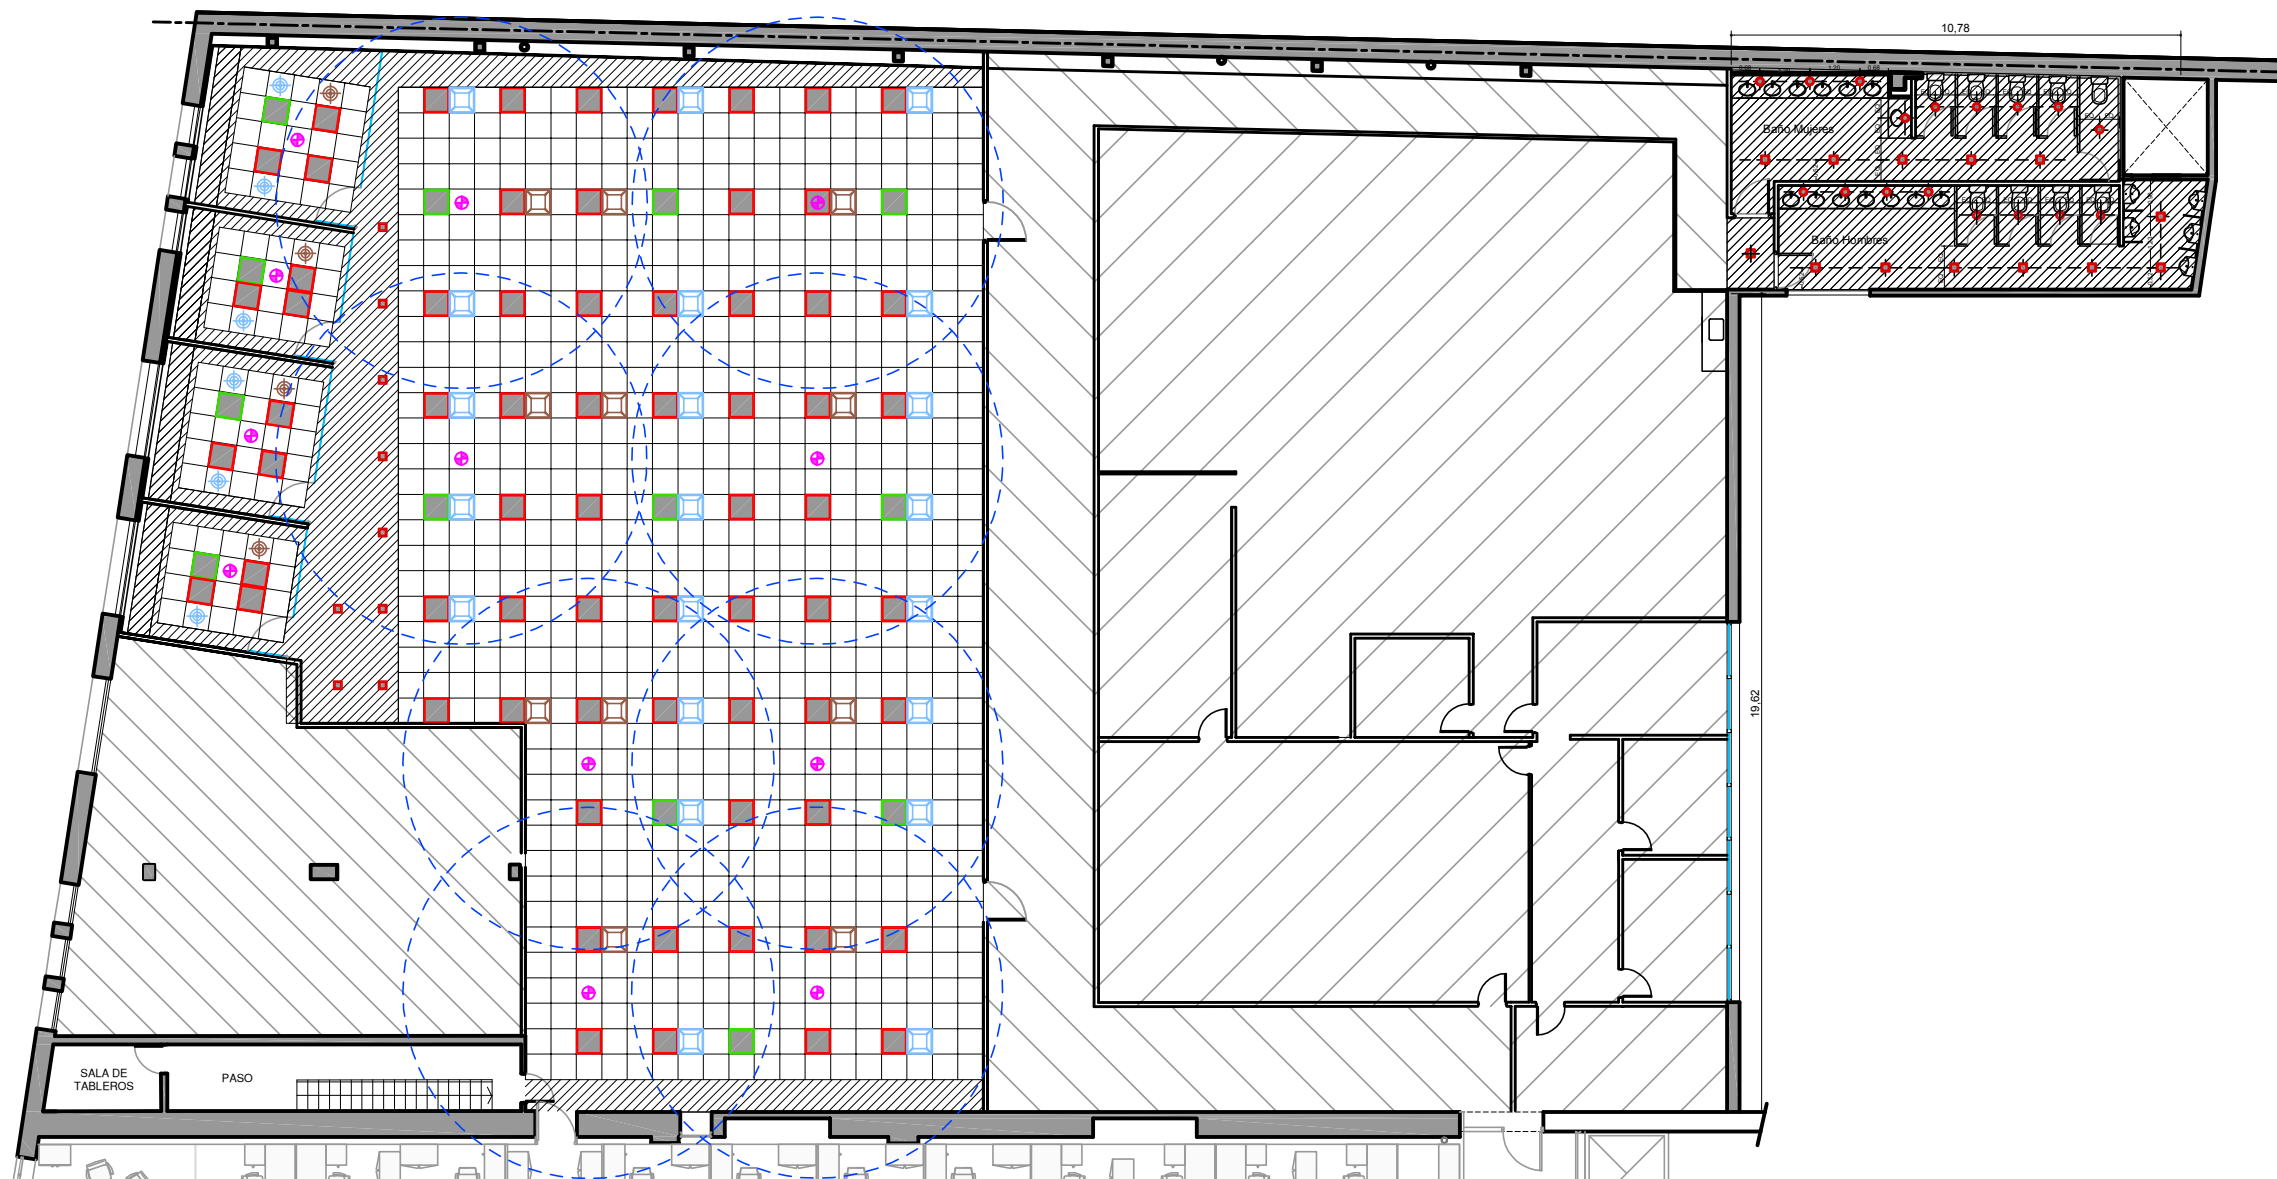

REFERENCIAS DETECCIÓN DE INCENDIO

- DETECTOR DE INCENDIO
- DIFUSORES
- RETORNO
- RETORNO CIRCULAR
- RETORNO CIRCULAR
- ARTEFACTOS DE ILUMINACION
- ARTEFACTOS DE ILUMINACION EMERGENCI



UBICACION: PIEDRAS 1464 - 2°
PLANO: DETECTORES DE INCENDIO
ESCALA: 1:100
FECHA: 5 abril 2013
PROYECTISTA: A.M.
ARCHIVO: BGH PDR1464 P02-INC V01.DWG
XREF: BGH PDR BAS P02-01 V01.DWG

NOTAS:
MEDIDAS A VERIFICAR EN OBRA

El proyecto y el diseño indicados en este plano son propiedad intelectual de Contract Rent S.A. Esta prohibida su utilización total o parcial sin la expresa autorización escrita de la empresa.



CONTRACT ARGENTINA
Tucumán 117 7° piso (C1049AAC)
Buenos Aires - Argentina
Tel. / Fax: (54-11) 4516-0722
info@contract.com.ar
www.contract.com.ar