


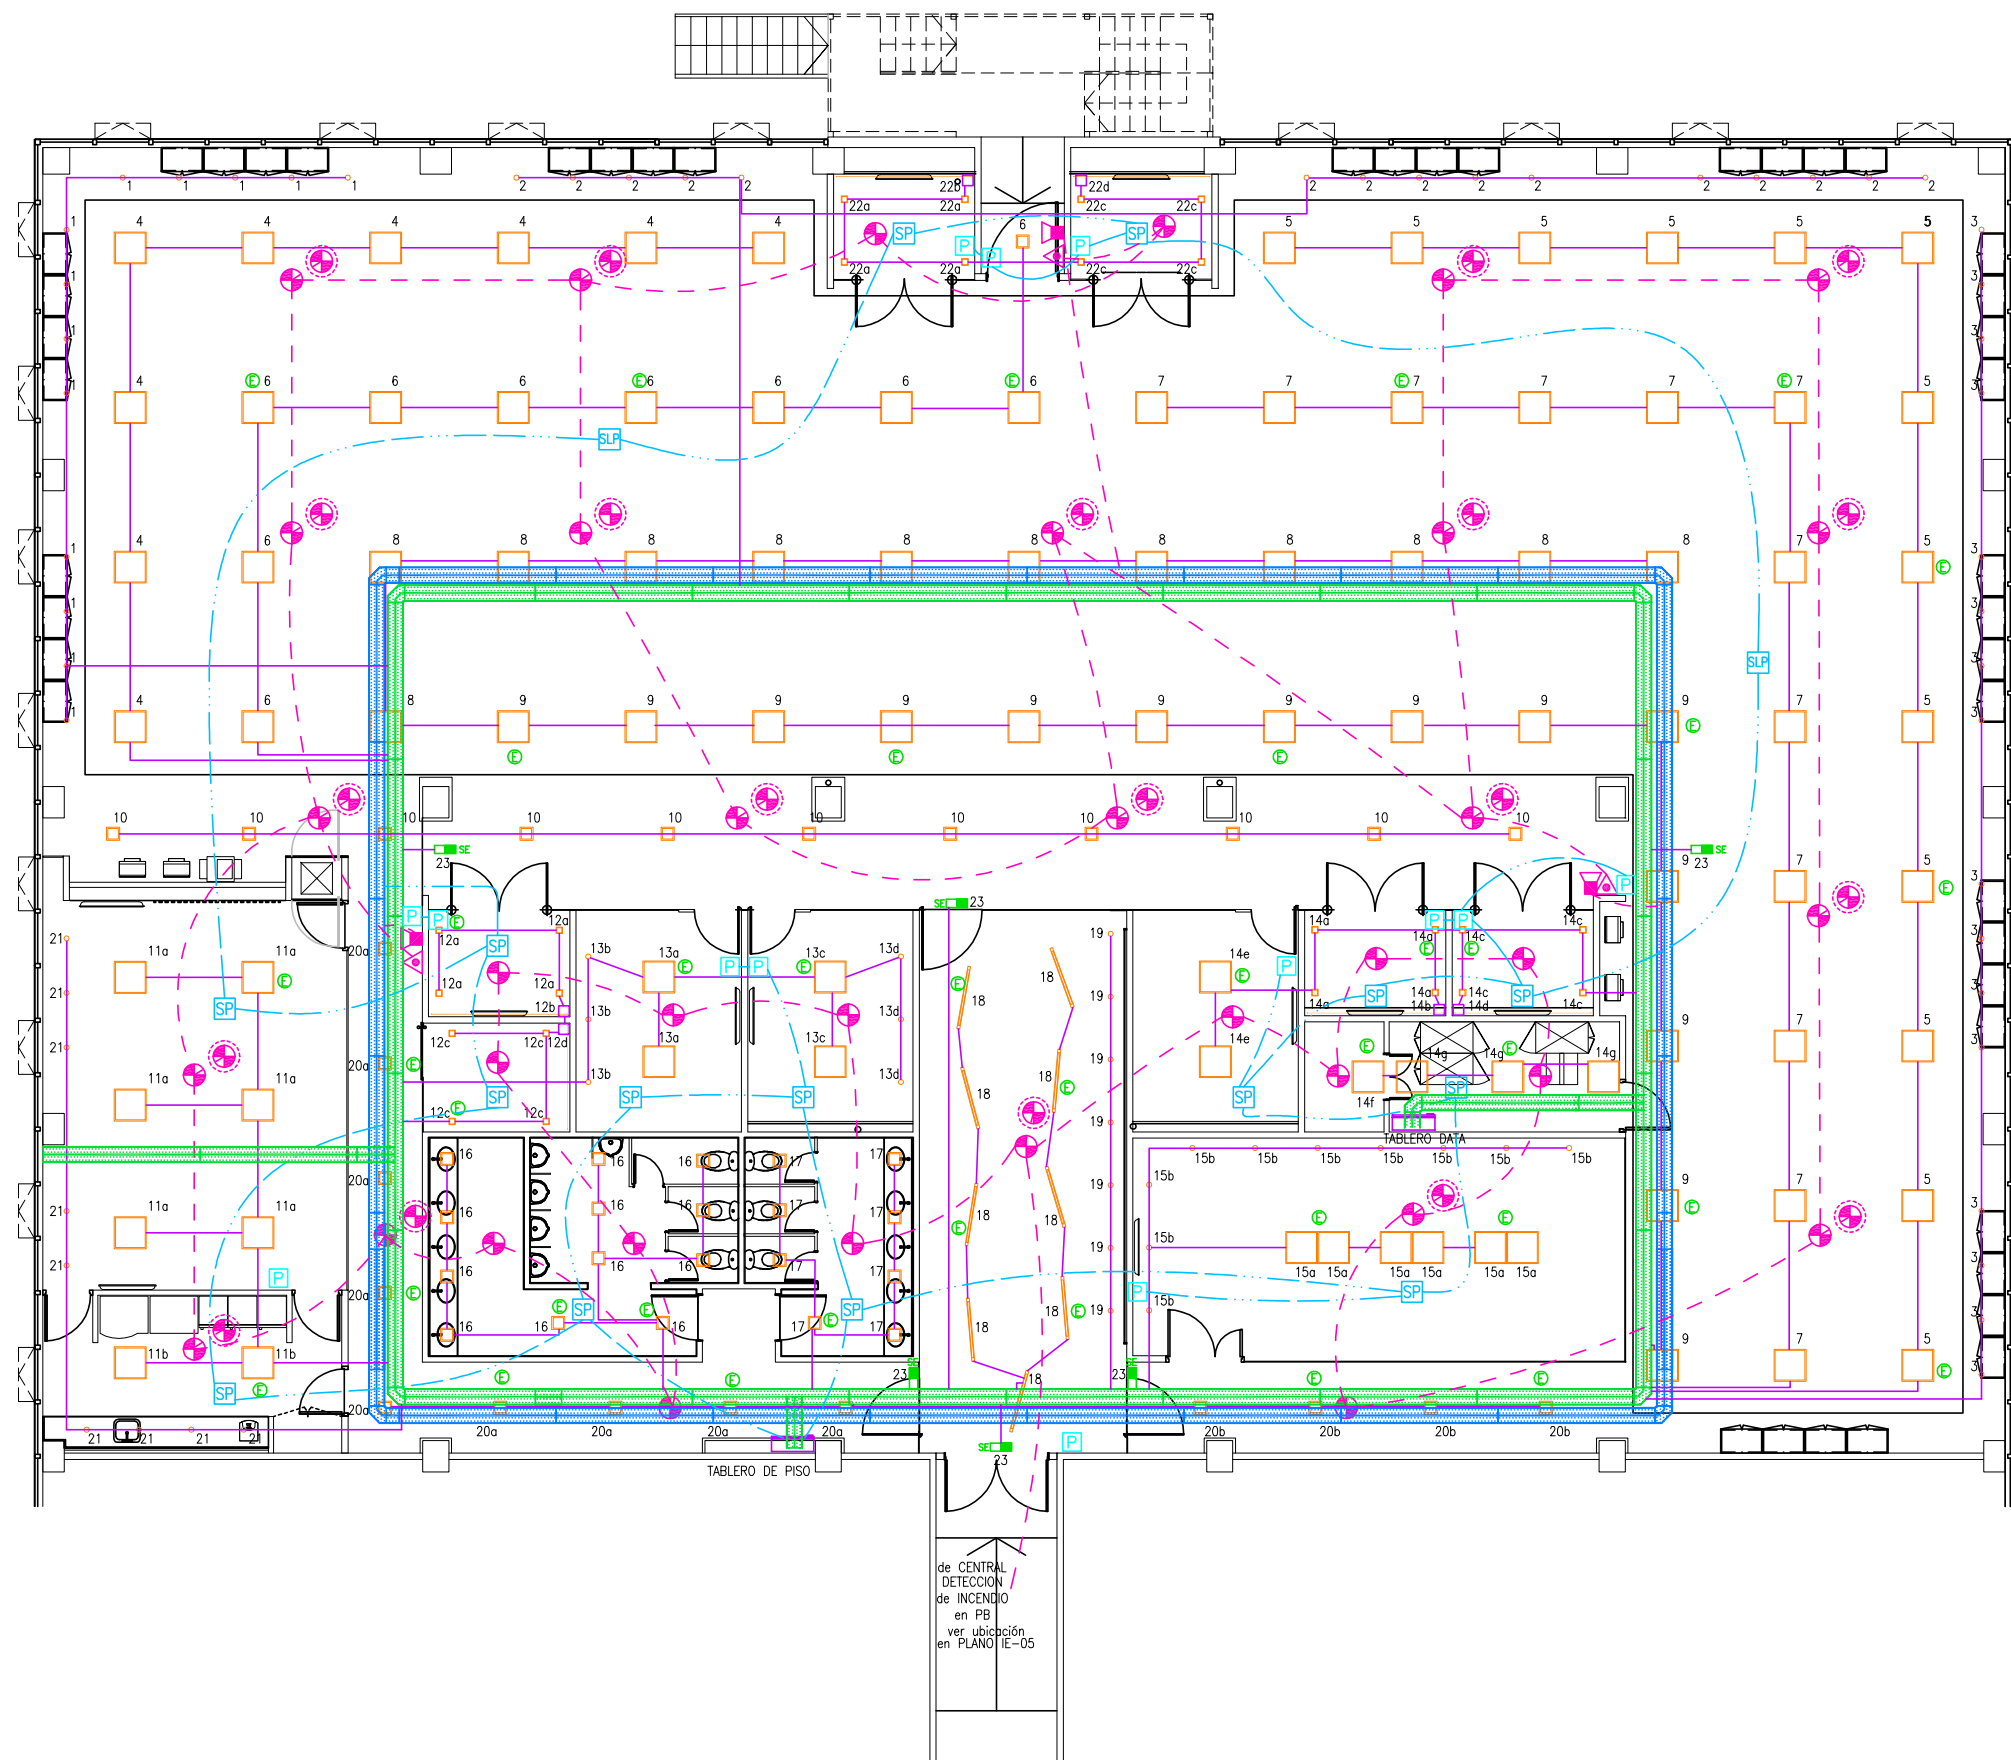

NOTAS ILUMINACION

NOTAS:

- 1.- TODA LA CABLERIA INDICADA SERA DE HIERRO NEGRO SEMIPESADO DE 3/4", SALVO INDICACION EN CONTRARIO.
- 2.- TODOS LOS CABLES EMBUTIDOS EN CAÑERIAS SERAN TIPO VINCOSOL DE SECCION MINIMA 2,5mm². LOS RETORNOS A LLAVES DE EFECTOS SERAN DE 1,5mm², SALVO INDICACION EN CONTRARIO.
- 3.- TODOS LOS CABLES EN CAÑERIAS POR CONTRAPISOS O POR CAÑERIAS PARA CIRCUITOS EXTERIORES SERAN TIPO AFUMEX DE SECCION MINIMA 1,5mm².
- 4.- TODAS LAS CAJAS DE PASE SERAN DE HIERRO SEMIPESADO DE 100x100x50mm, SALVO INDICACION EN CONTRARIO.
- 5.- TODOS LOS CABLES DE PUESTA A TIERRA SERAN DEL TIPO VINCOSOL CON VAINA VERDE/AMARILLO DE SECCION MINIMA 2,5mm², SALVO INDICACION EN CONTRARIO.
- 6.- LA POSICION DEFINITIVA DE CADA ELEMENTO SERA DADA POR LA DIRECCION DE OBRA.
- 7.- LOS ARTEFACTOS INDICADOS CON SE CONECTARAN AL CIRCUITO DE LUZ VIGIA, Y UNA DE SUS LAMPARAS TENDRA MODULO DE EMERGENCIA CON BATERIA MK-1P MARCA WAMCO CON ALIMENTACION INTERRUMPIDA Y SE CONECTARA A LA MISMA FASE DEL ARTEFACTO.
- 8.- TODA LA INSTALACION DE DETECCION DE INCENDIO SE CABLEARA POR MEDIO DE PAR TRENZADO DE 1,3mm² DE COBRE SALVO INDICACION EN CONTRARIO.

REFERENCIAS

- TABLERO SECCIONAL
- DETECTOR DE HUMO SOBRE CIELORRASO
- DETECTOR DE HUMO
- AVISADOR MANUAL DE INCENDIO
- SIRENA BITONAL
- PULSADOR EFECTOS ILUMINACION
- SENSOR PRESENCIA ILUMINACION
- INDICADORES DE SALIDA DE EMERGENCIA
- BANDA PORTACABLES CHAPA PERFORADA PARA FUERZA MOTRIZ - ANCHO=300mm-AL=50mm
- BANDA PORTACABLES CHAPA PERFORADA PARA CORRIENTES DEBILES - ANCHO=300mm-AL=50mm



EDIFICIO MIRAGOLF
C. EMPRESARIA - CORDOBA

IE
1.1

PLANO ILUMINACION Y DETECCION DE INCENDIO
ESCALA 1 : 100
FECHA 18-11-2013
PROYECTISTA -
NOTAS -

Todas las medidas se verificarán en obra.

El proyecto y el diseño indicados en este plano son propiedad intelectual de Contract Rent S.A. Está prohibida su utilización total o parcial sin la expresa autorización escrita de la empresa.

contract | Una empresa
Espacios de Trabajo socia del grupo
PLANET

Tucumán 117, Piso 7 (C1049AAC)
Buenos Aires, Argentina
Tel/Fax 54.11. 4516.0722
info@contract.com.ar
www.contract.com.ar

de CENTRAL
DETECCION
de INCENDIO
en PB
ver ubicación
en PLANO IE-05