


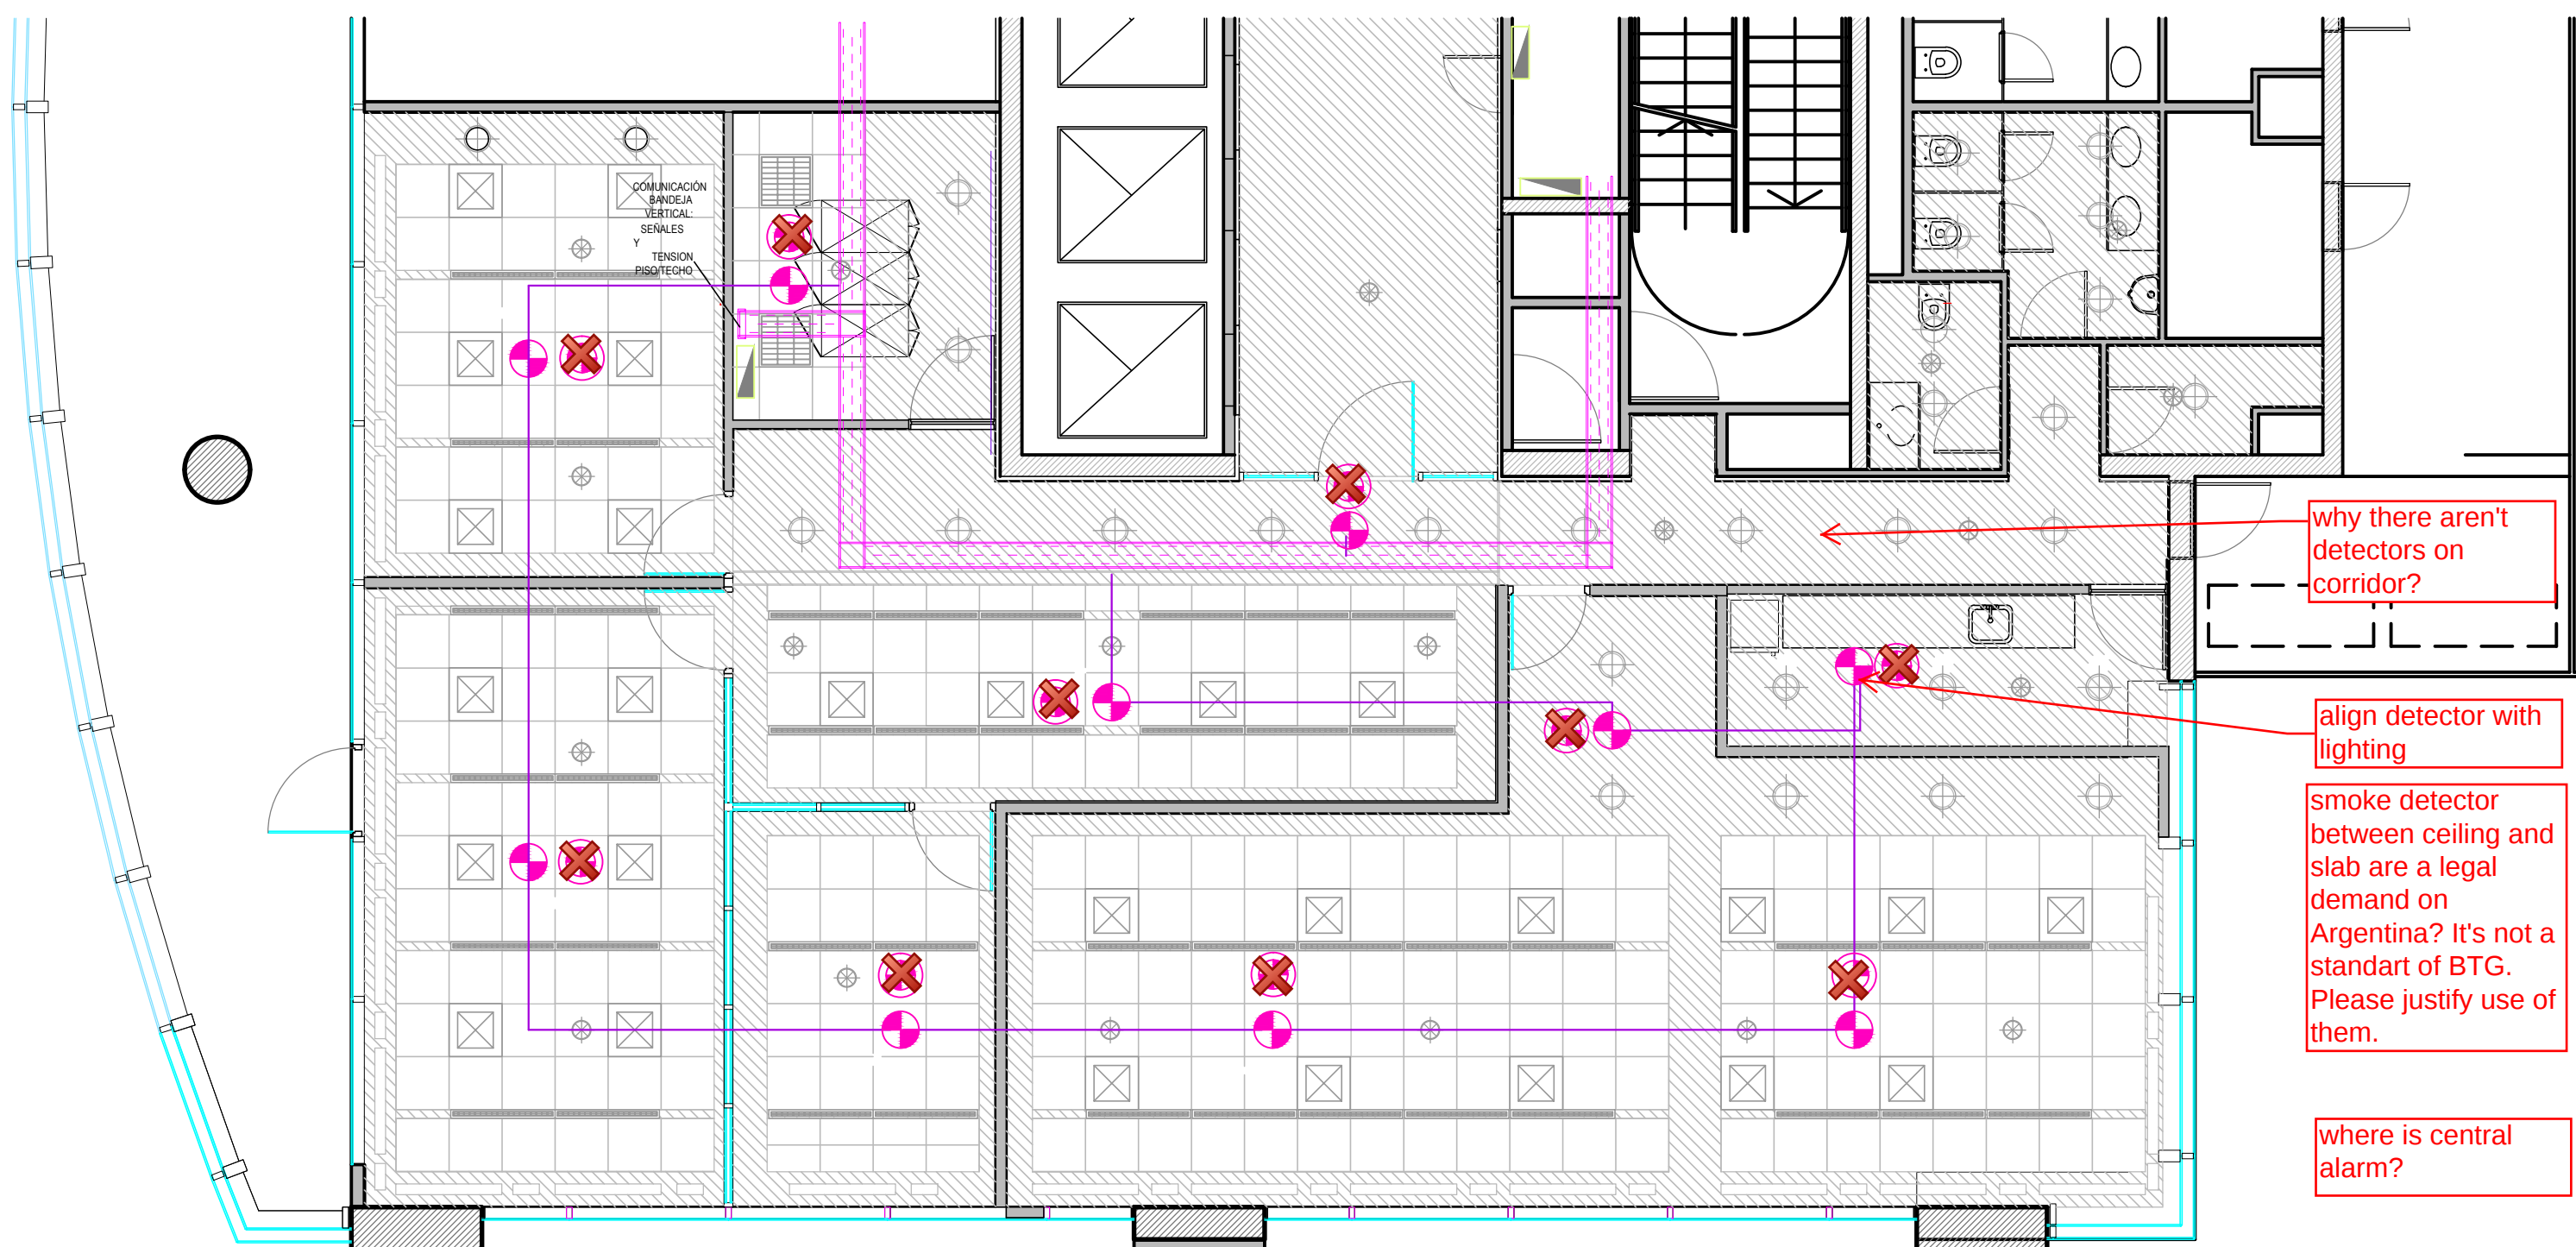

REFERENCIAS INSTALACION ELÉCTRICA

TS- Tablero seccional

CONTROL ACCESO - CCTV

- CAÑERÍA DETECCIÓN INCENDIO 3/4"
- DETECTOR DE HUMO EN CIELORRASO
- DETECTOR DE HUMO SOBRE CIELORRASO



AV. DEL LIBERTADOR 174
PISO 15

DET

PLANO I.E. - DETECCIÓN DE INCENDIO
ESCALA 1 : 75
FECHA 04.02.2013
PROYECTISTA JB
NOTAS -

Todas las medidas se verificarán en obra.

El proyecto y el diseño indicados en este plano son propiedad intelectual de Contract Rent S.A. Está prohibida su utilización total o parcial sin la expresa autorización escrita de la empresa.



Tucumán 117, Piso 7 (C1049AAC)
Buenos Aires,
Argentina
Tel/Fax +54-11-4516-0722
info@contract.com.ar
www.contract.com.ar