


TGA


TABLERO GENERAL A
(LADO ESTE)

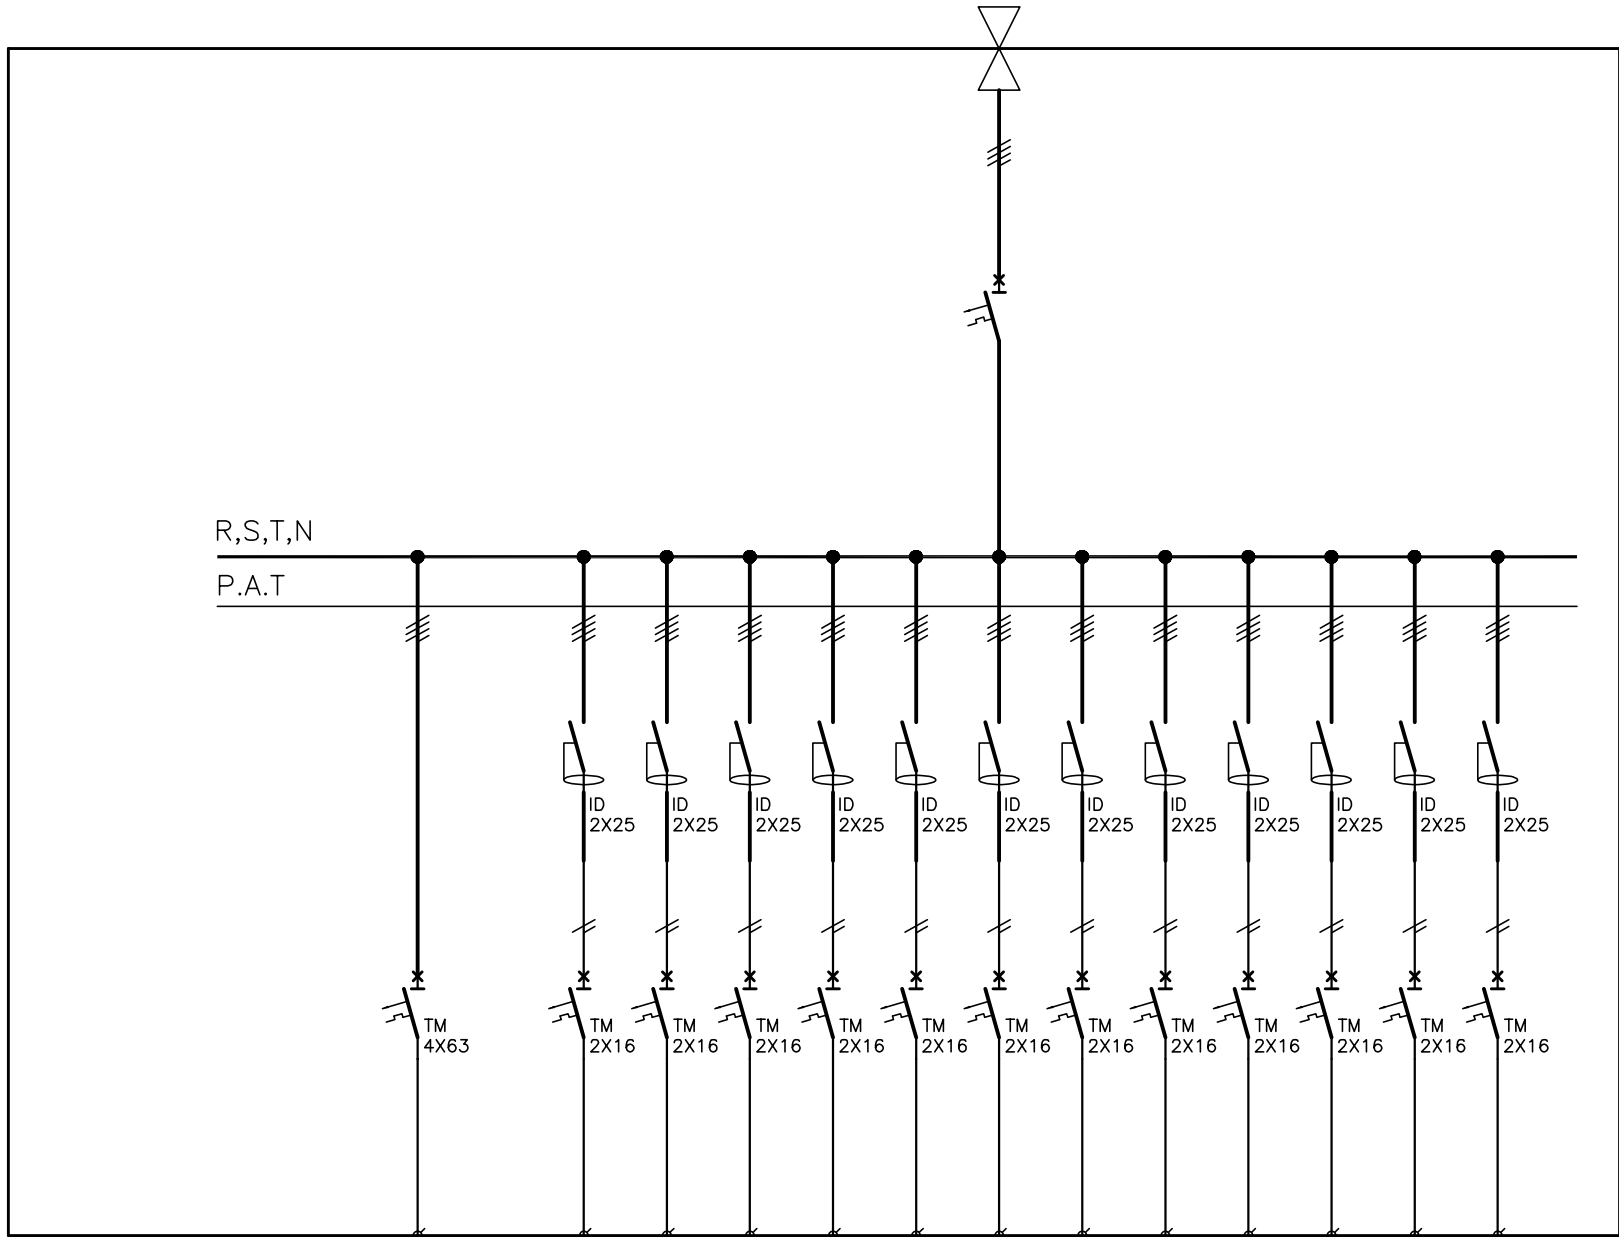

DENOMINACION DE CIRCUITO	TSA		E1	E2	E3	E4	E5	E6	E7	E8	E9	E10	E11	E12	
IDENTIFICACION DEL CIRCUITO Y TEXTO EN CONTRAFRENTE DEL TABLERO	ALIMENTACIÓN TSA		TOMACORRIENTES TENSION DEDICADA	TOMACORRIENTES TENSION DEDICADA	TOMACORRIENTES TENSION DEDICADA	TOMACORRIENTES TENSION DEDICADA	TOMACORRIENTES TENSION DEDICADA	TOMACORRIENTES TENSION DEDICADA	TOMACORRIENTES TENSION DEDICADA	TOMACORRIENTES TENSION DEDICADA	TOMACORRIENTES TENSION DEDICADA	TOMACORRIENTES TENSION DEDICADA	TOMACORRIENTES TENSION DEDICADA	TOMACORRIENTES TENSION DEDICADA	
TIPO DE ALIMENTACION	NORMAL	ESTABILIZADA													

TSA

TABLERO SECCIONAL A
(LADO ESTE)

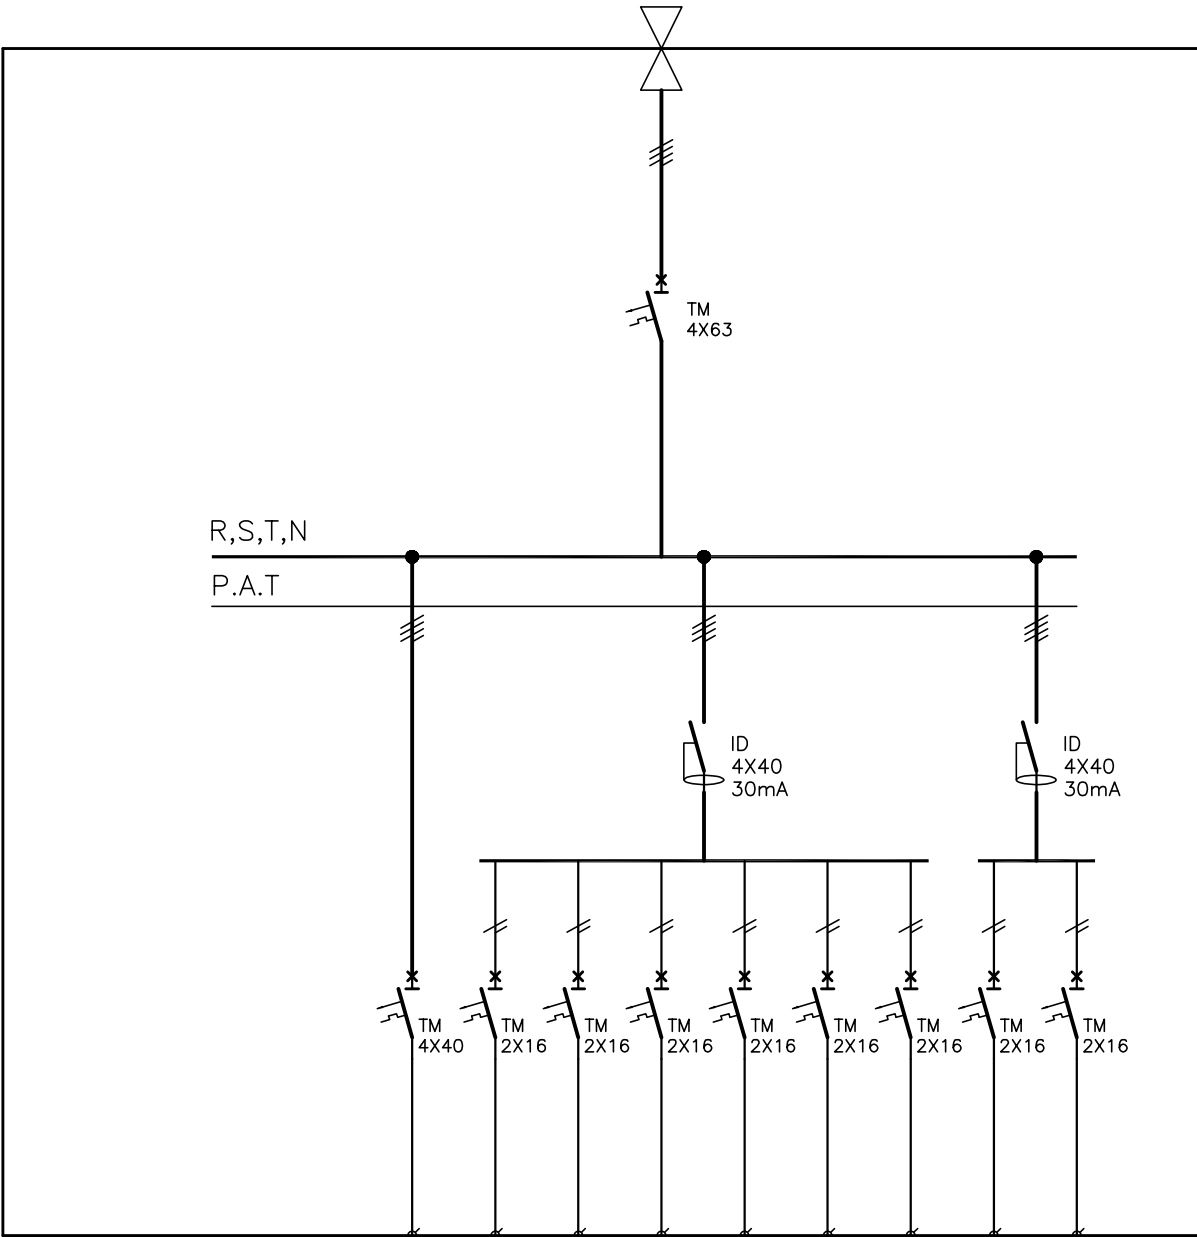

DENOMINACION DE CIRCUITO	DC	C1	C2	C3	C4	C5	C6	C7	RE	
IDENTIFICACION DEL CIRCUITO Y TEXTO EN CONTRAFRENTE DEL TABLERO	ALIMENTACIÓN DATA CENTER	TOMACORRIENTES TENSION COMUN	TOMACORRIENTES TENSION COMUN	TOMACORRIENTES TENSION COMUN	TOMACORRIENTES TENSION COMUN	TOMACORRIENTES TENSION COMUN	TOMACORRIENTES TENSION COMUN	TOMACORRIENTES TENSION COMUN	RESERVA EQUIPADA	
TIPO DE ALIMENTACION	NORMAL									

ARCADIS

ALEM 518 PISO 7

IE
2.6a

PLANO Inst. Electrica UNIFILARES
ESCALA 1:100
FECHA ENERO 2016

PLANOS CONFORMES A OBRA

El proyecto y el diseño indicados en este plano son propiedad intelectual de Contract S.A.
Está prohibida su utilización total o parcial sin la expresa autorización escrita de la empresa.

contract
workplaces

Tucumán 117 - Piso 7
Buenos Aires - Argentina
Tel: +54 11 4516-0722
info@contract.com.ar
www.contractworkplaces.com